

PROGETTO ESECUTIVO n° L001/2018 (Cup B19F17000000003)

**REALIZZAZIONE di MANTO da GIOCO in SINTETICO
del CAMPO da RUGBY ANNESSO al PLESSO
SCOLASTICO I.T.T. MARCO POLO a
S. BARTOLO a CINTOIA - FIRENZE**


A06 PLANIMETRIA IMPIANTO D'IRRORAZIONE
Scala 1:200

RESPONSABILE UNICO DEL PROCEDIMENTO COORDINATORE del GRUPPO di PROGETTAZIONE PROGETTISTI	Ing. Nicola Azzurrini Ing. Gianni Paolo Cianchi Per Agr. Neri Niccolai
--	--

**COORDINATORE DELLA SICUREZZA
IN FASE DI PROGETTAZIONE**

Per. Agr. Neri Niccolai

Gennaio 2018

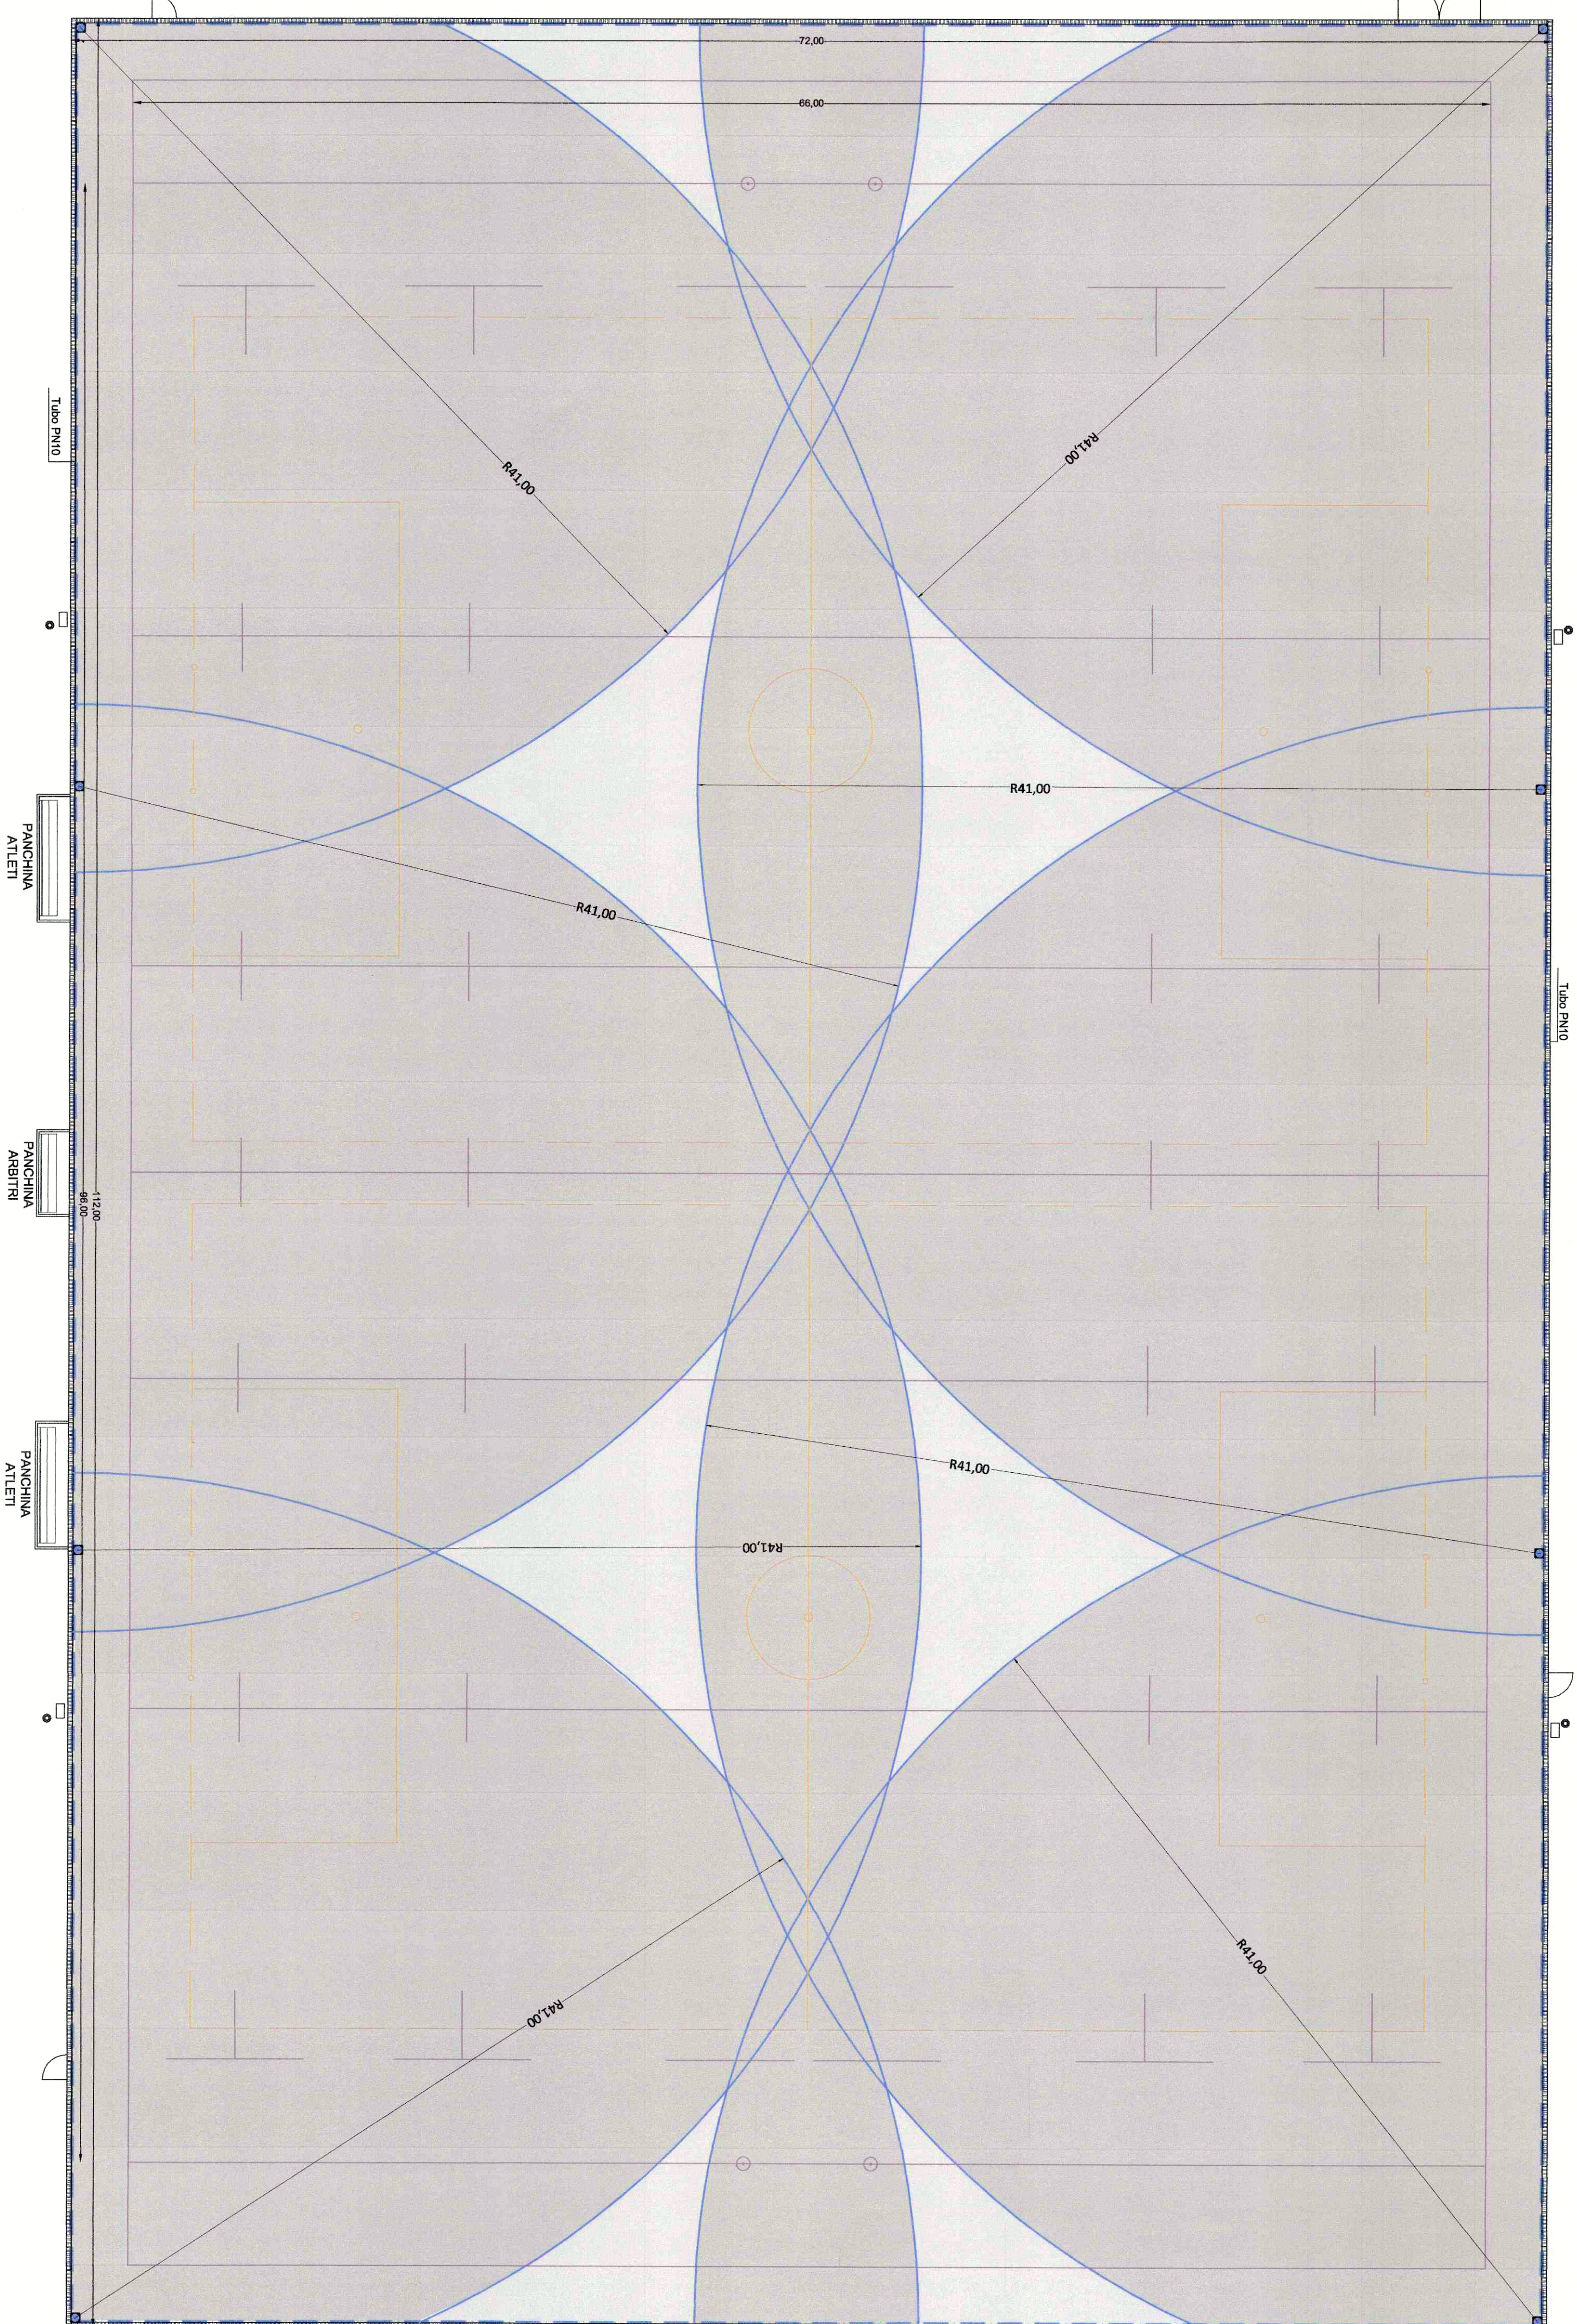

PIANTA PIANO TERRA

 IRRIGATORI FISSI e CANNONCINO

ZONE SINGOLARMENTE IRRIGATE

ZONE PLURI-IRRIGATE