


OPERE DA REALIZZARE
PIANTA PIANO TERRA

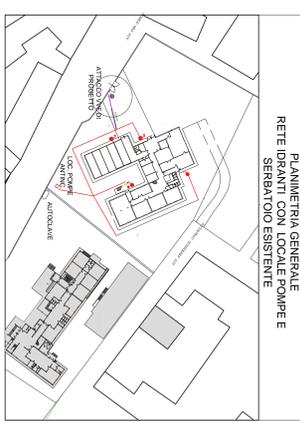

PIANIMETRIA GENERALE
RETE IDRANTI CON LOCALE POMPE E
SERBATOIO ESISTENTE

**CITTÀ METROPOLITANA
DI FIRENZE**

ISTITUTO PROFESSIONALE PER I SERVIZI DELLA
PUBBLICITÀ "SASSETTI PERUZZI"
Via San Donato Firenze

INTERVENTI DI ADEGUAMENTO ALLA
NORMATIVA ANTINCENDIO
PROGETTO ESECUTIVO

OGGETTO STATO SOVRAPPPOSTO:
- PIANIMETRIA GENERALE - scala 1: 200
- STRALCIO CATASTRALE
- PIANTA PIANO TERRA - scala 1: 100
- PIANTA PIANO PRIMO
- PIANTA PIANO SECONDO

PROGETTA:
CITTÀ METROPOLITANA
Palazzo Mediceo Riccardi - via Cavours - 50129 Firenze

IL PROFESSIONISTA
ING SAVERIO LADISA
Via Volpe 106 - 56121 - Pisa
Email: studio.ladisa.saverio@gmail.com

Commissa Nome File Data Modifica
APRILE 2018

TAV.
3

INTERVENTI DA ESEGUIRE

- PIANO TERRA**
- ARCHIVIO:
- RIMBANDO RELEVATORE DI PIANO
- SOSTITUZIONE MANIGLIE E TORNANTI (TUTTI ELETTRICI)
- N. 1 ESTINTORE (1)
- CARTELLONISTICA
- LUCE DI EMERGENZA
- AERAZIONE DI SUPERFICIE NON MESSERSE AD UNO DELLA
SUPERFICIE IN PAVITA (801 mq) PROTETTE DA ROBUSTE GIGLIE A MAGLIA FITTA
- PALESTRA
CARTELLONISTICA
- LUCE DI EMERGENZA
- N. 1 ESTINTORE (2)
- USCITA (1):
- SOSTITUIRE GLI INFRSI COMPRESIVI DI MANIGLIONE ANTIPANICO (CEI)
- COMPARTIMENTAZIONE RETI 250
- USCITA (2):
- LUCE DI EMERGENZA
- USCITA (3):
- PULSANTE ALLARME
- LUCE DI EMERGENZA
VERIFICA IMPIANTO ELETTRICO
SCAVO - ATTACCO VVF


PIANO PRIMO

- LABORATORIO INFORMATICA:
- N. 1 ESTINTORE (3)
- CARTELLONISTICA
- LUCE DI EMERGENZA
- USCITA (6):
- LUCE DI EMERGENZA
- MANIGLIONE ANTIPANICO
CORRIDOIO - PULSANTE ALLARME

PIANO SECONDO


- LABORATORIO INFORMATICA:
- N. 1 ESTINTORE (4)
- LUCE DI EMERGENZA
- MANIGLIONE ANTIPANICO
- USCITA 6: LUCE DI EMERGENZA
- CORRIDOIO - PULSANTE ALLARME
- LUCE DI EMERGENZA
- MANIGLIONE ANTIPANICO
- COLONNA MONTANTE REI 60

LEGENDA SIMBOLI ANTINCENDIO

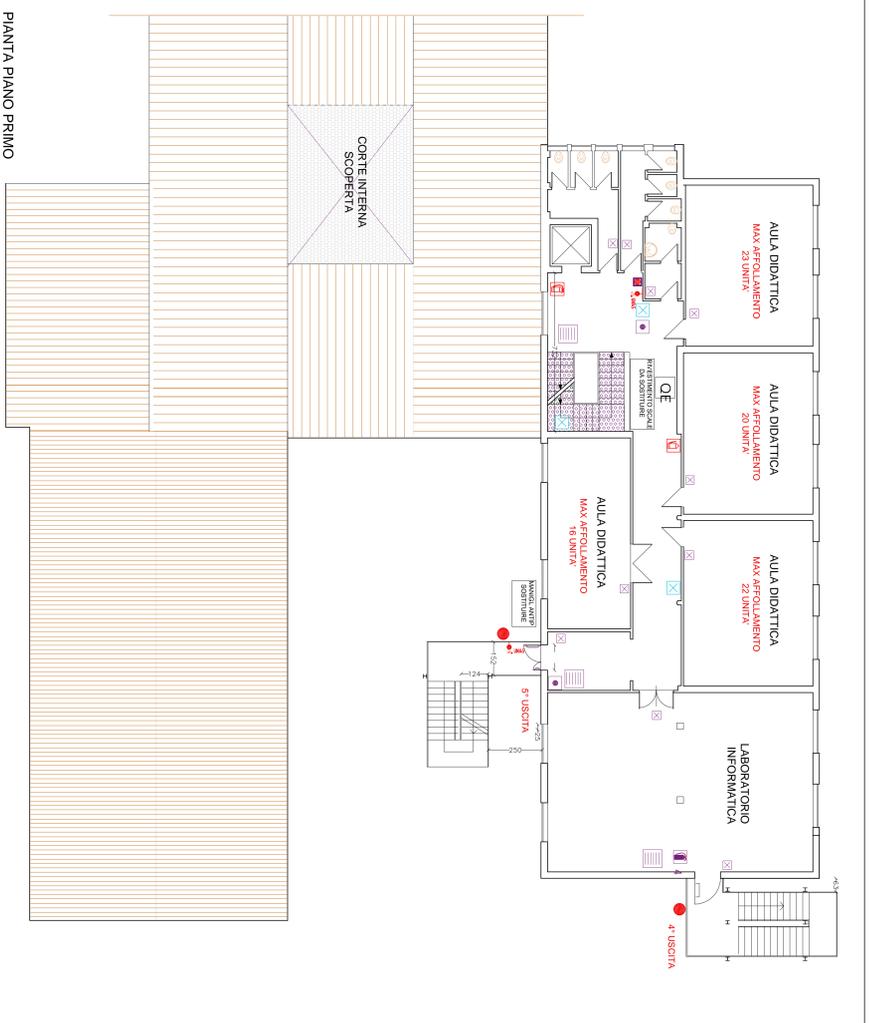

PIANTA PIANO PRIMO

OPERE DA REALIZZARE

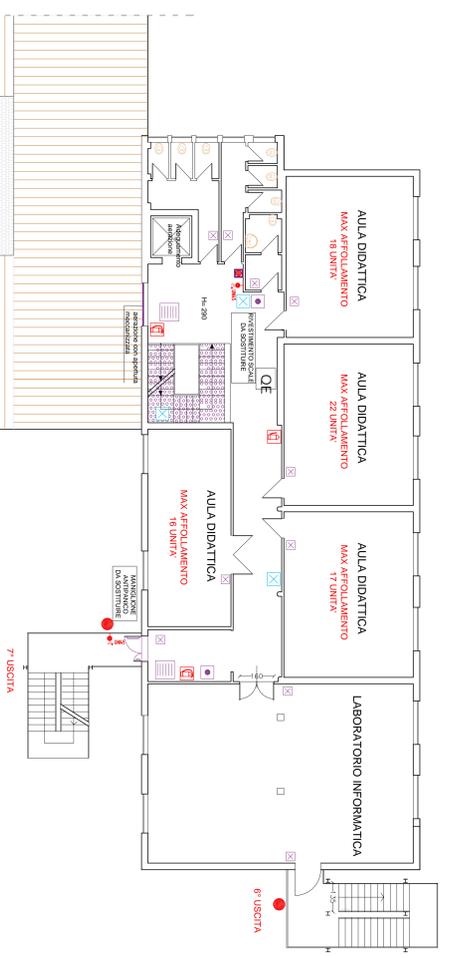

PIANTA PIANO SECONDO

OPERE DA REALIZZARE