

Pianta chiave

Comittente

CITTA' METROPOLITANA DI FIRENZE
Palazzo Medici Riccardi Via Cavour,1 - 50129 Firenze

Firma del Responsabile

Progettista

Ing. Claudio Magni
Via Cavour Biondi, 16 - 50126 Firenze
Tel. fax (+39) 055 5948115
email: info@magningegneria.com

Titolo del Progetto

Istanza di Valutazione Progetto
Antincendio al sensi del D.P.R.
01/08/2011 n° 151
EDIFICIO PER UFFICI E ARCHIVI
Via Mercadante, 42 - Firenze

Titolo elaborato










PIANTE E SEZIONI

Revisione	Data	Descrizione
	12/03/18	Commissa n° 00318
	Scala 1:100	Fm 00318VFD03A

Codice

00318VFD03A

Il presente elaborato è proprietà privata. Ogni diritto è riservato secondo i termini di legge

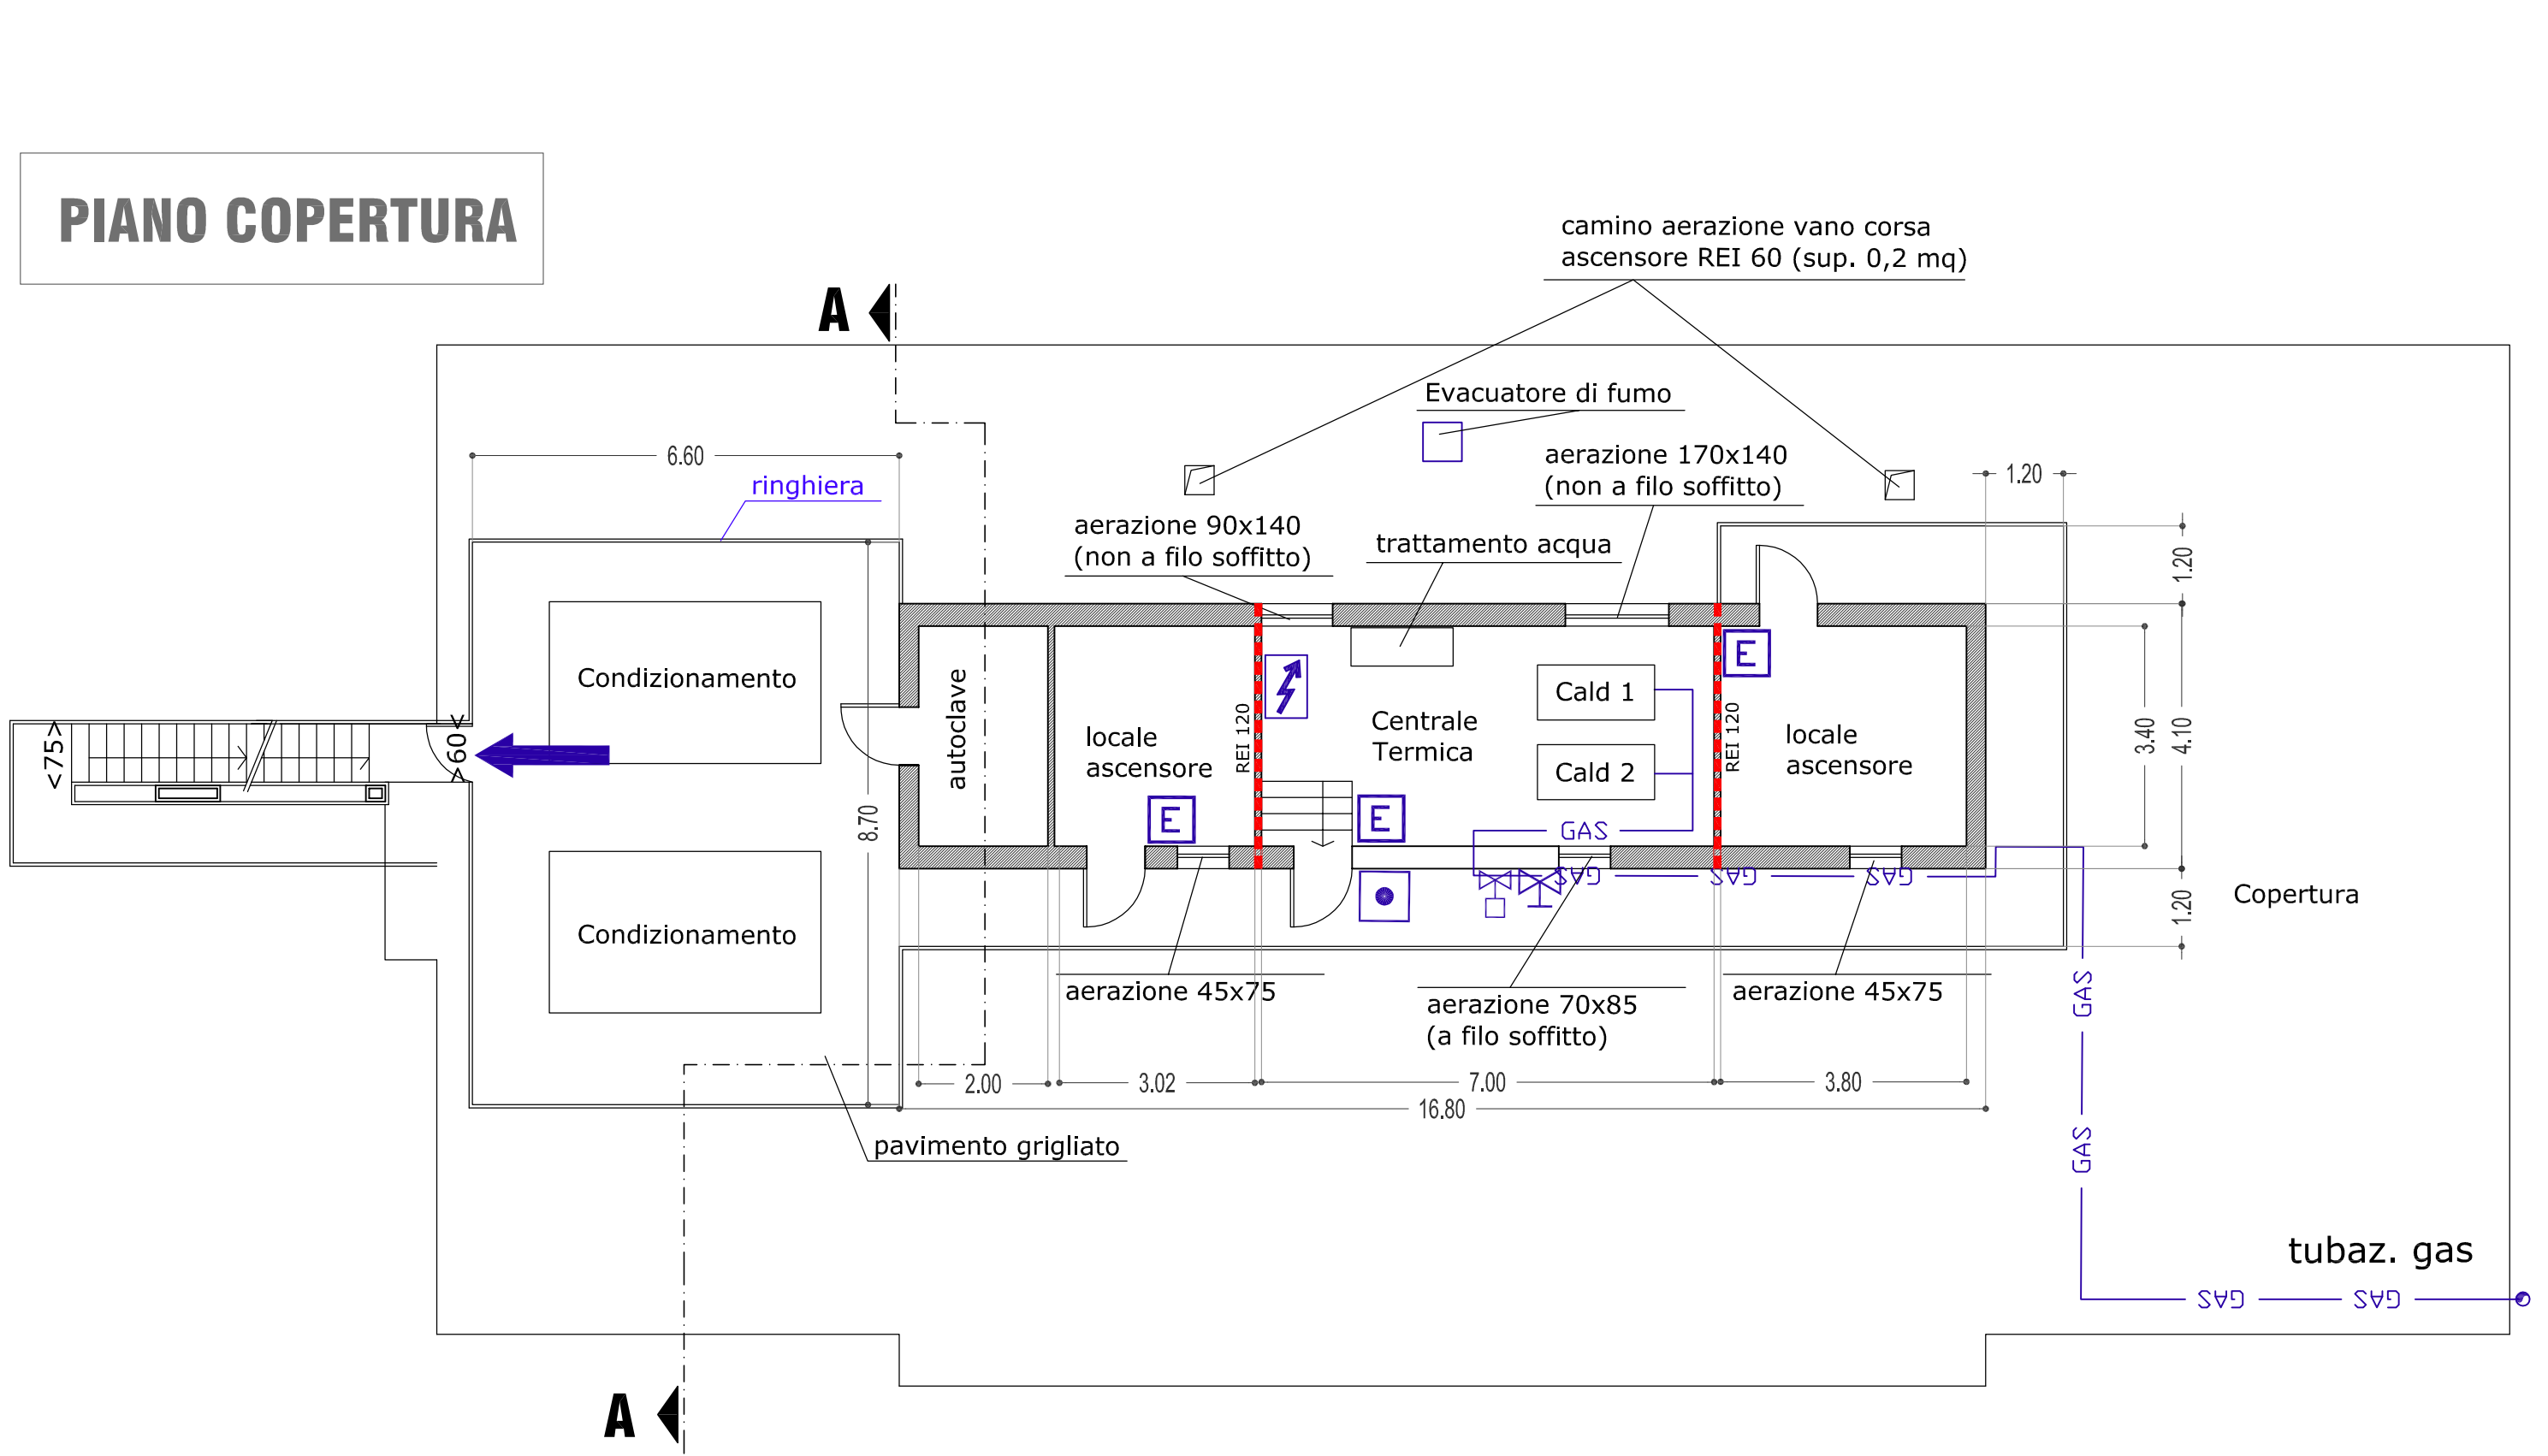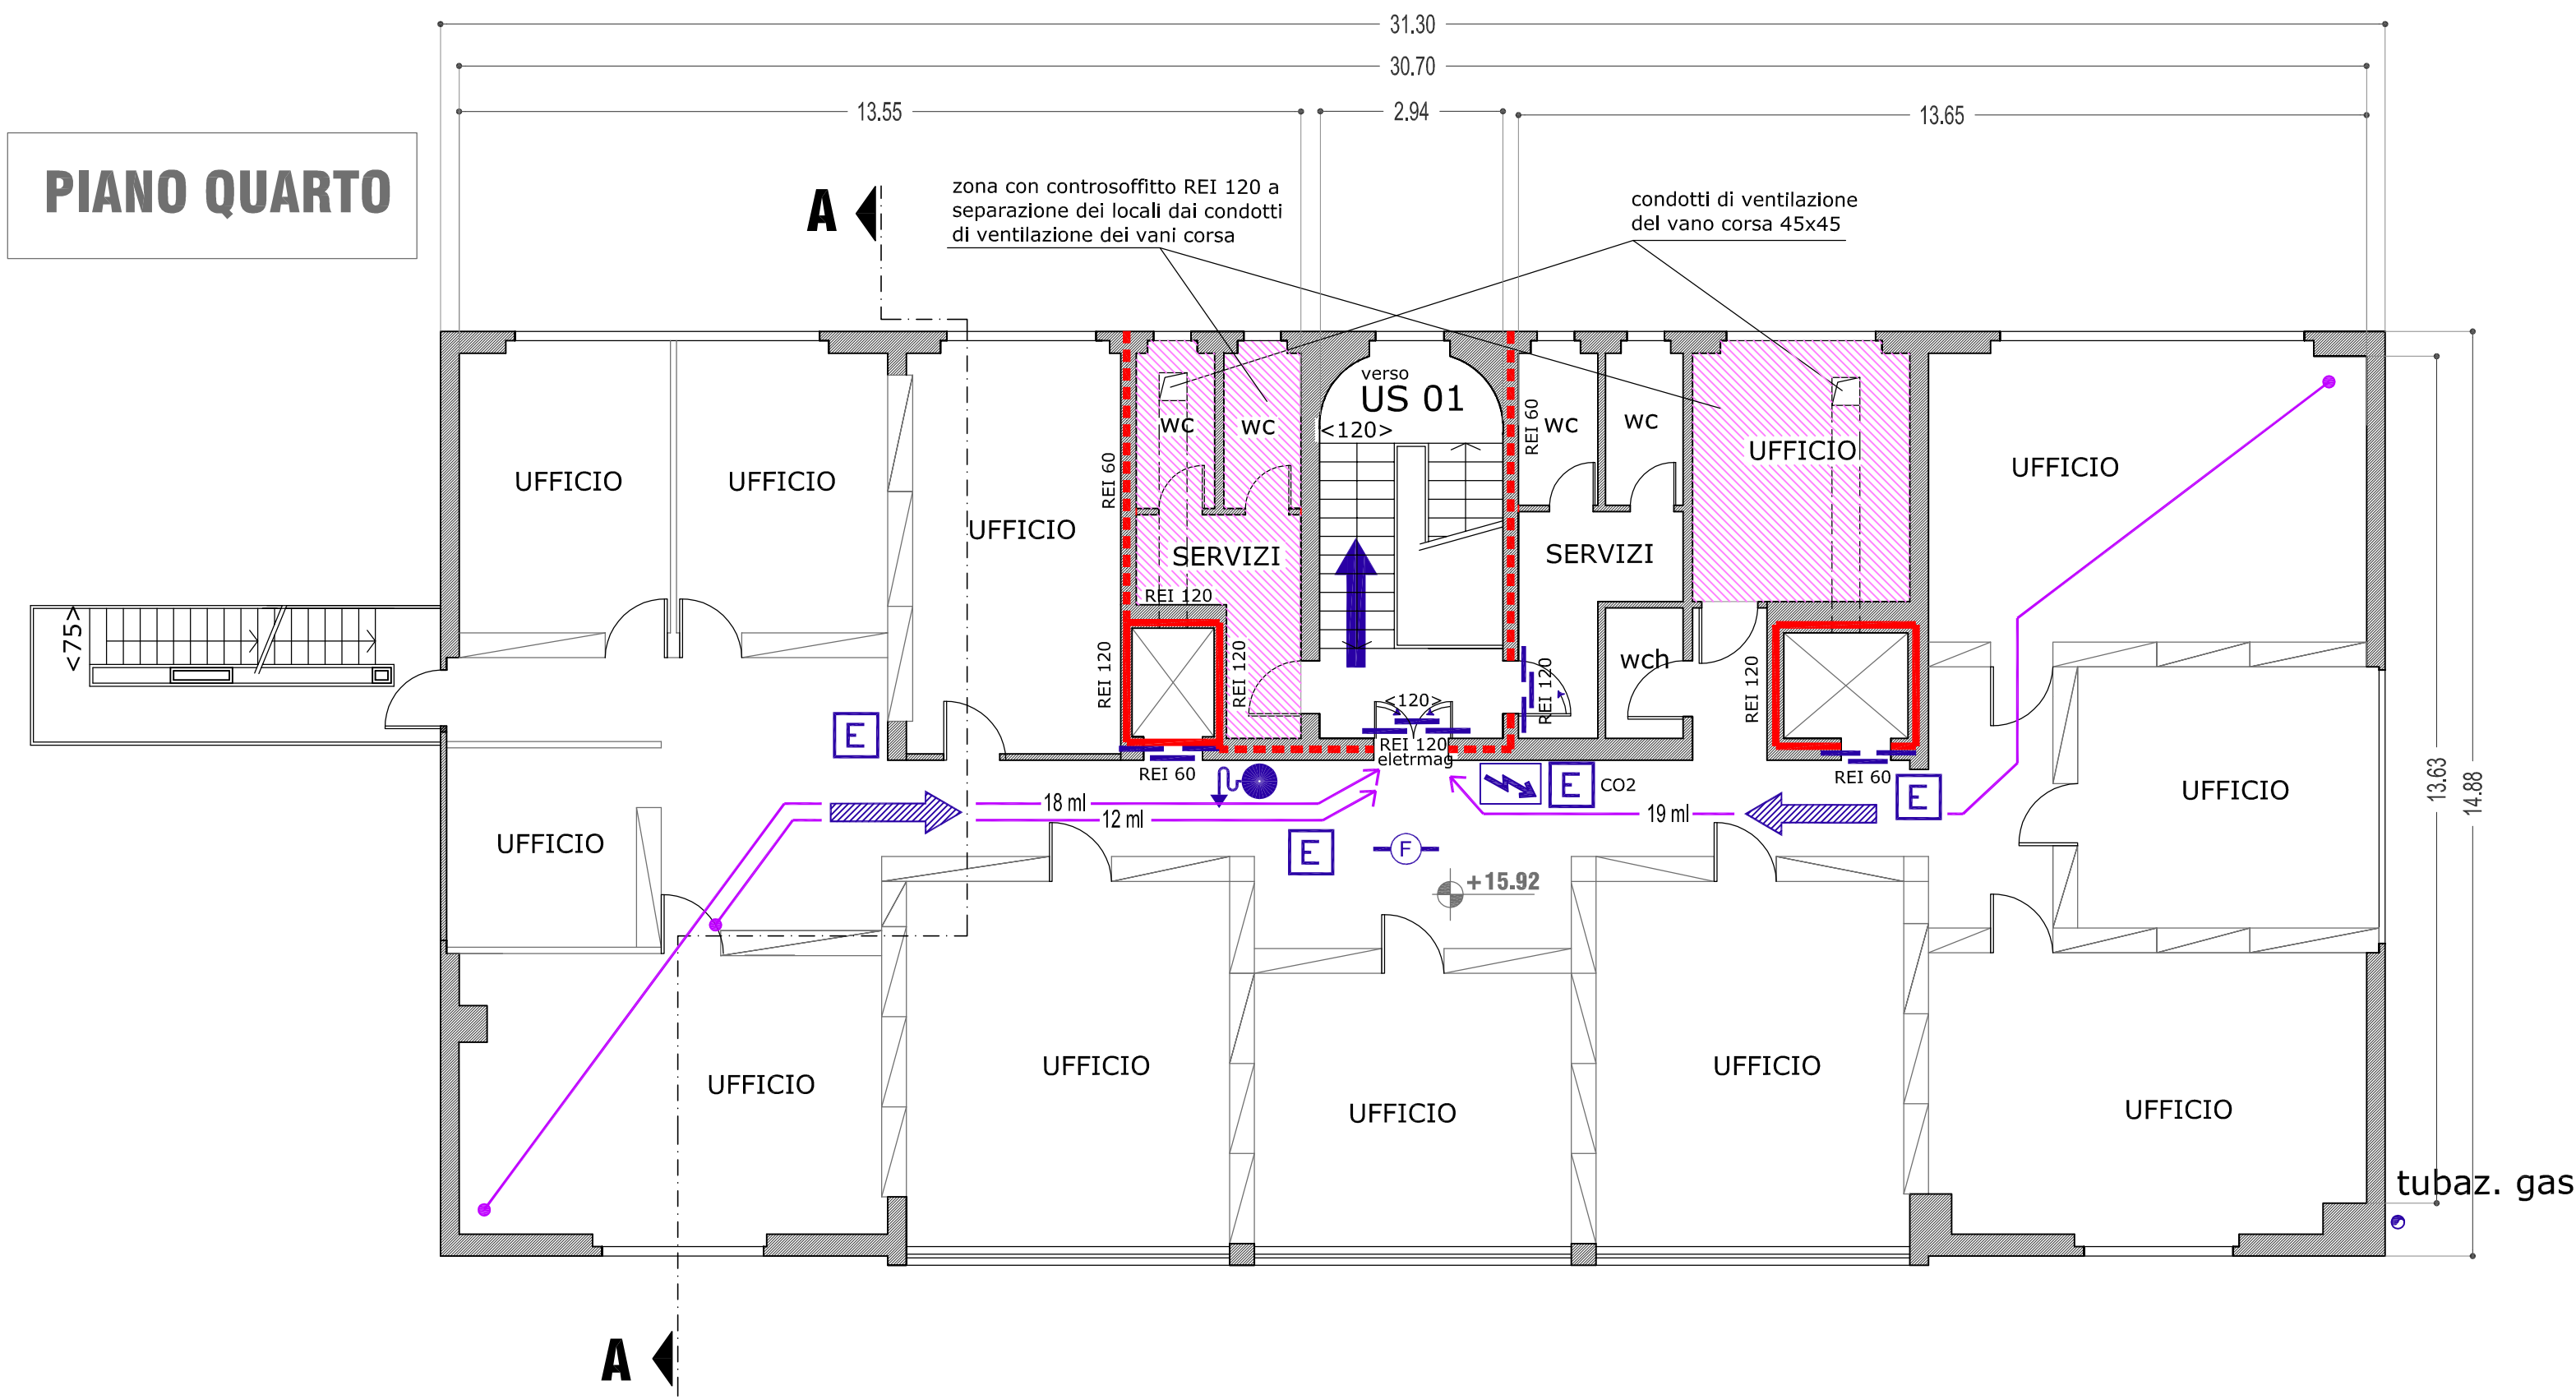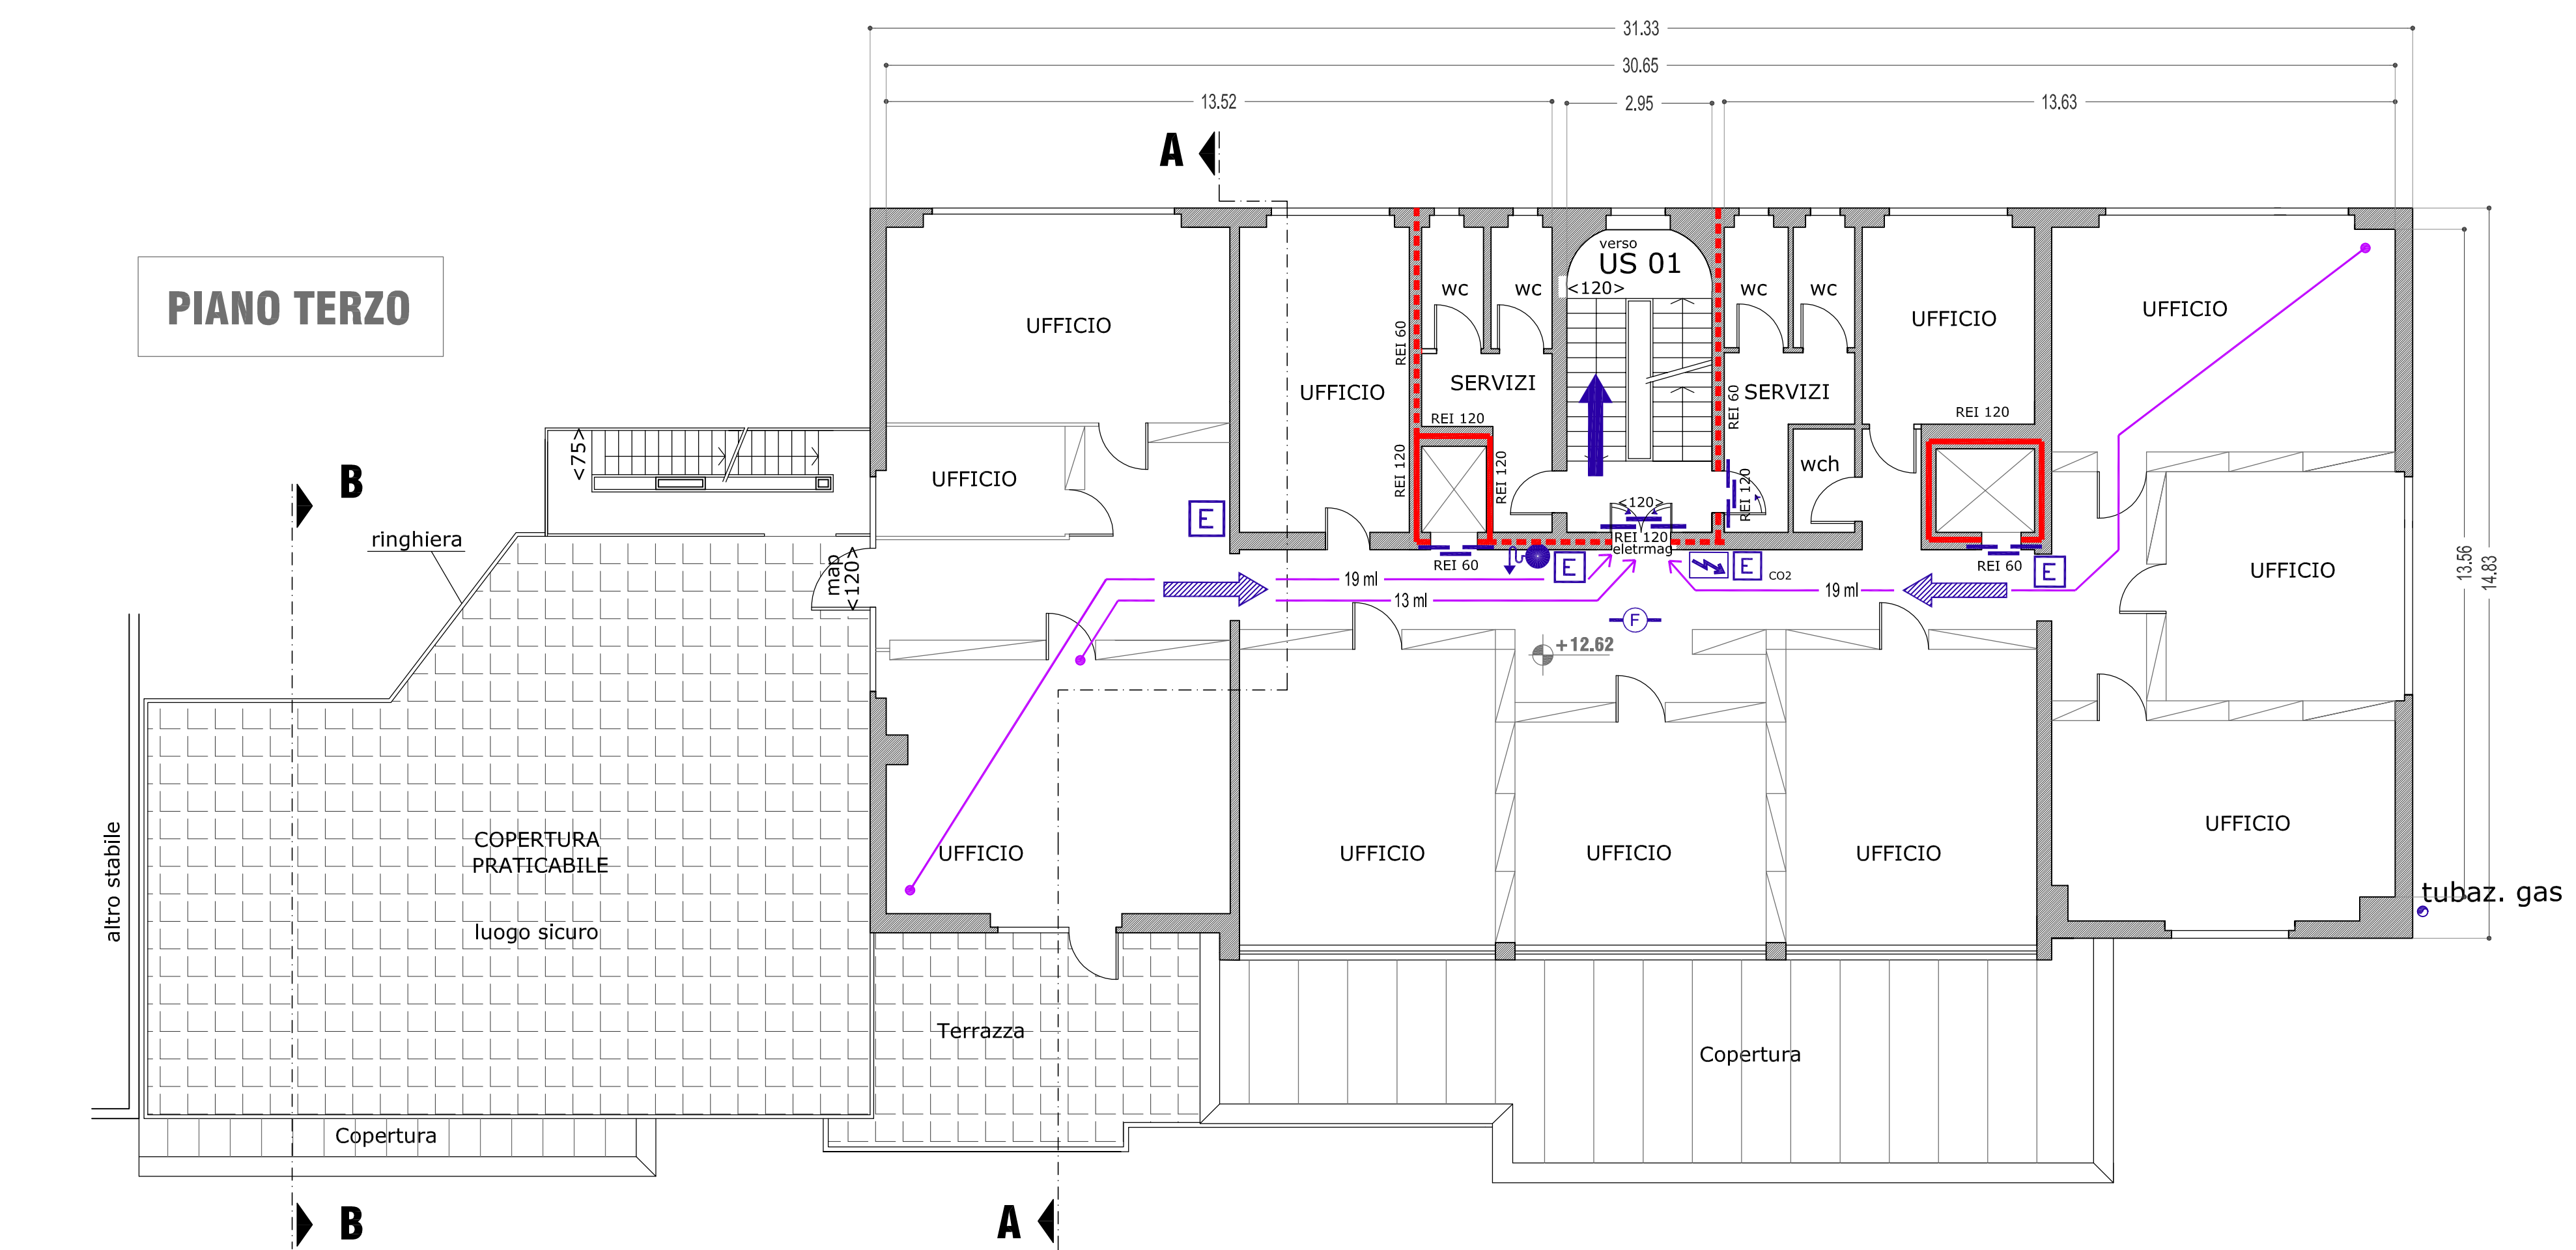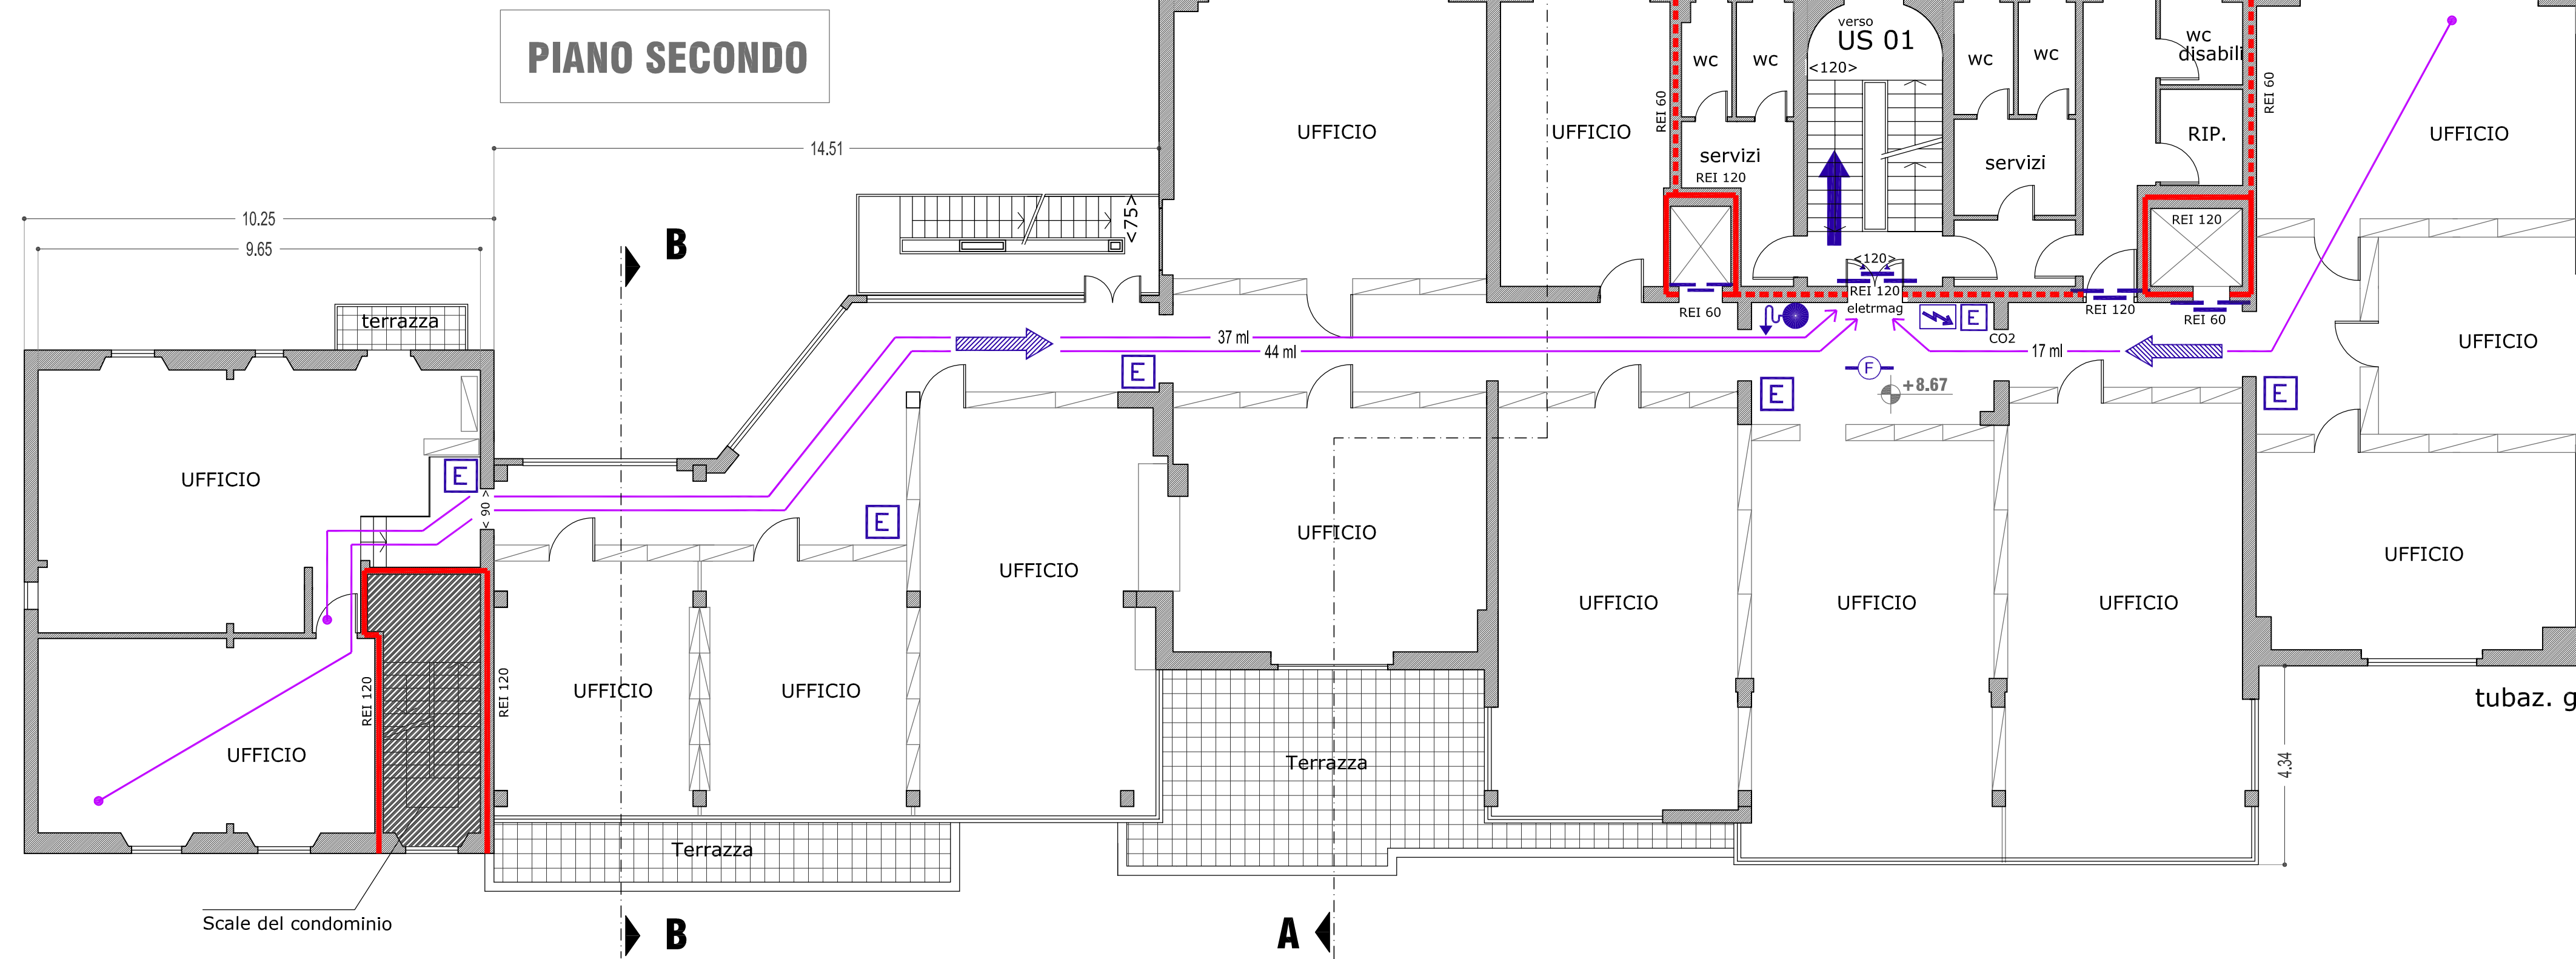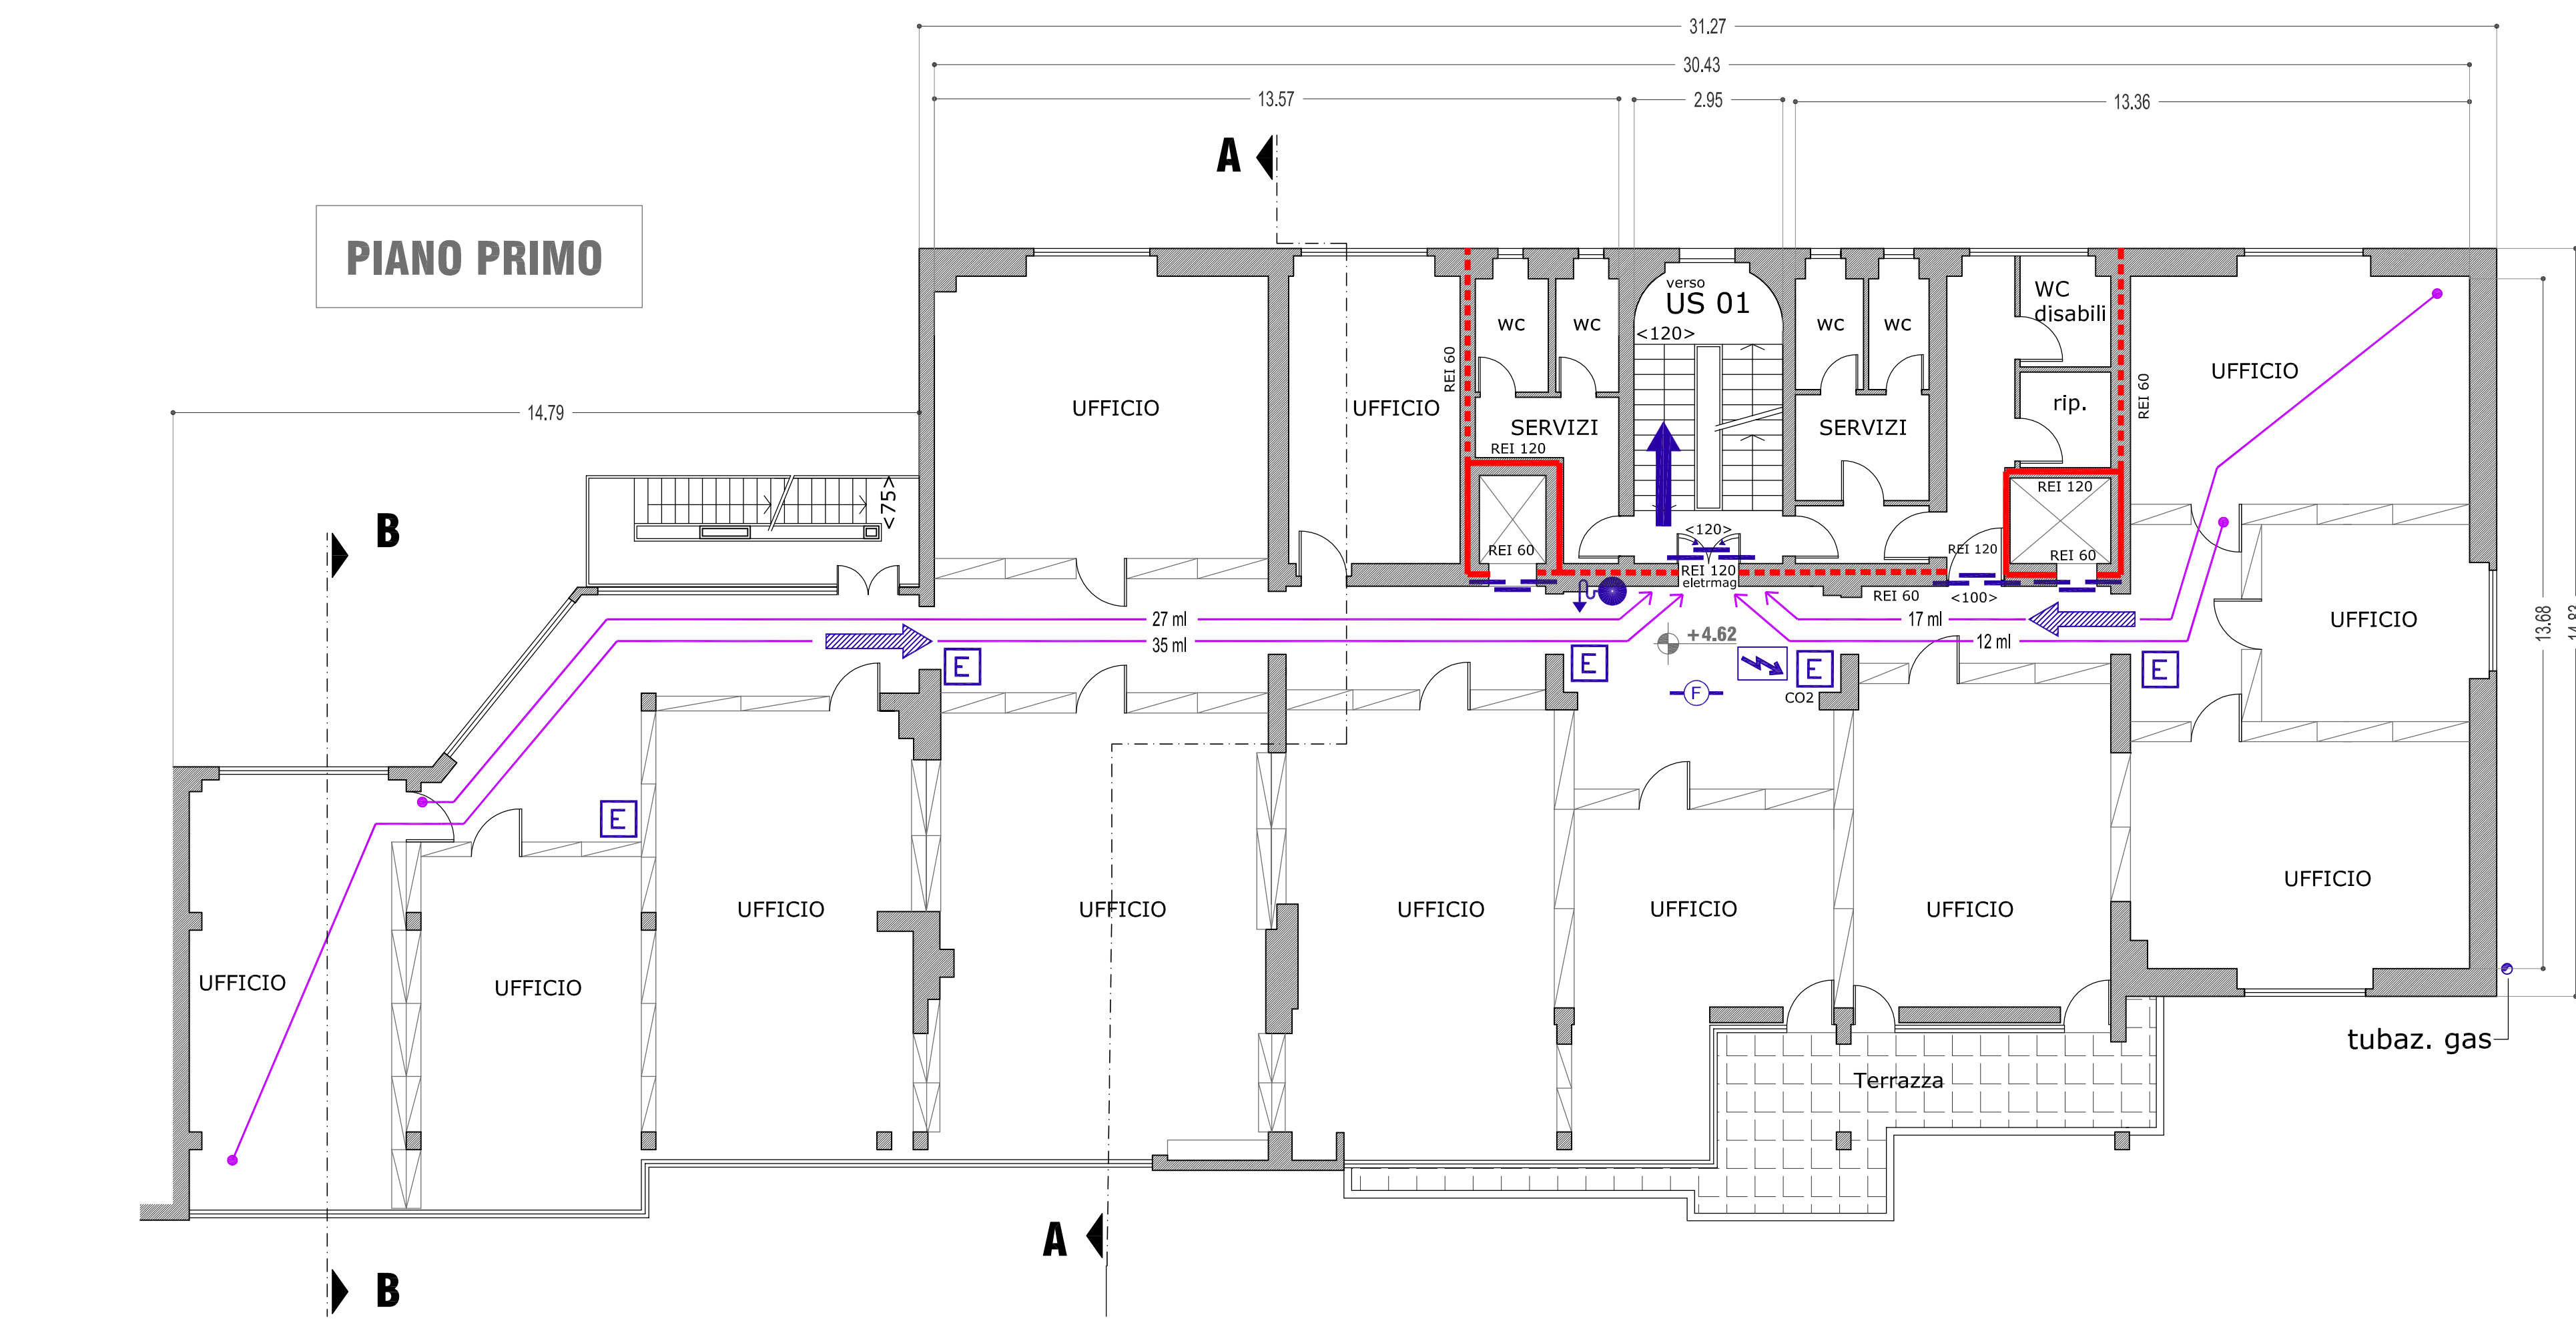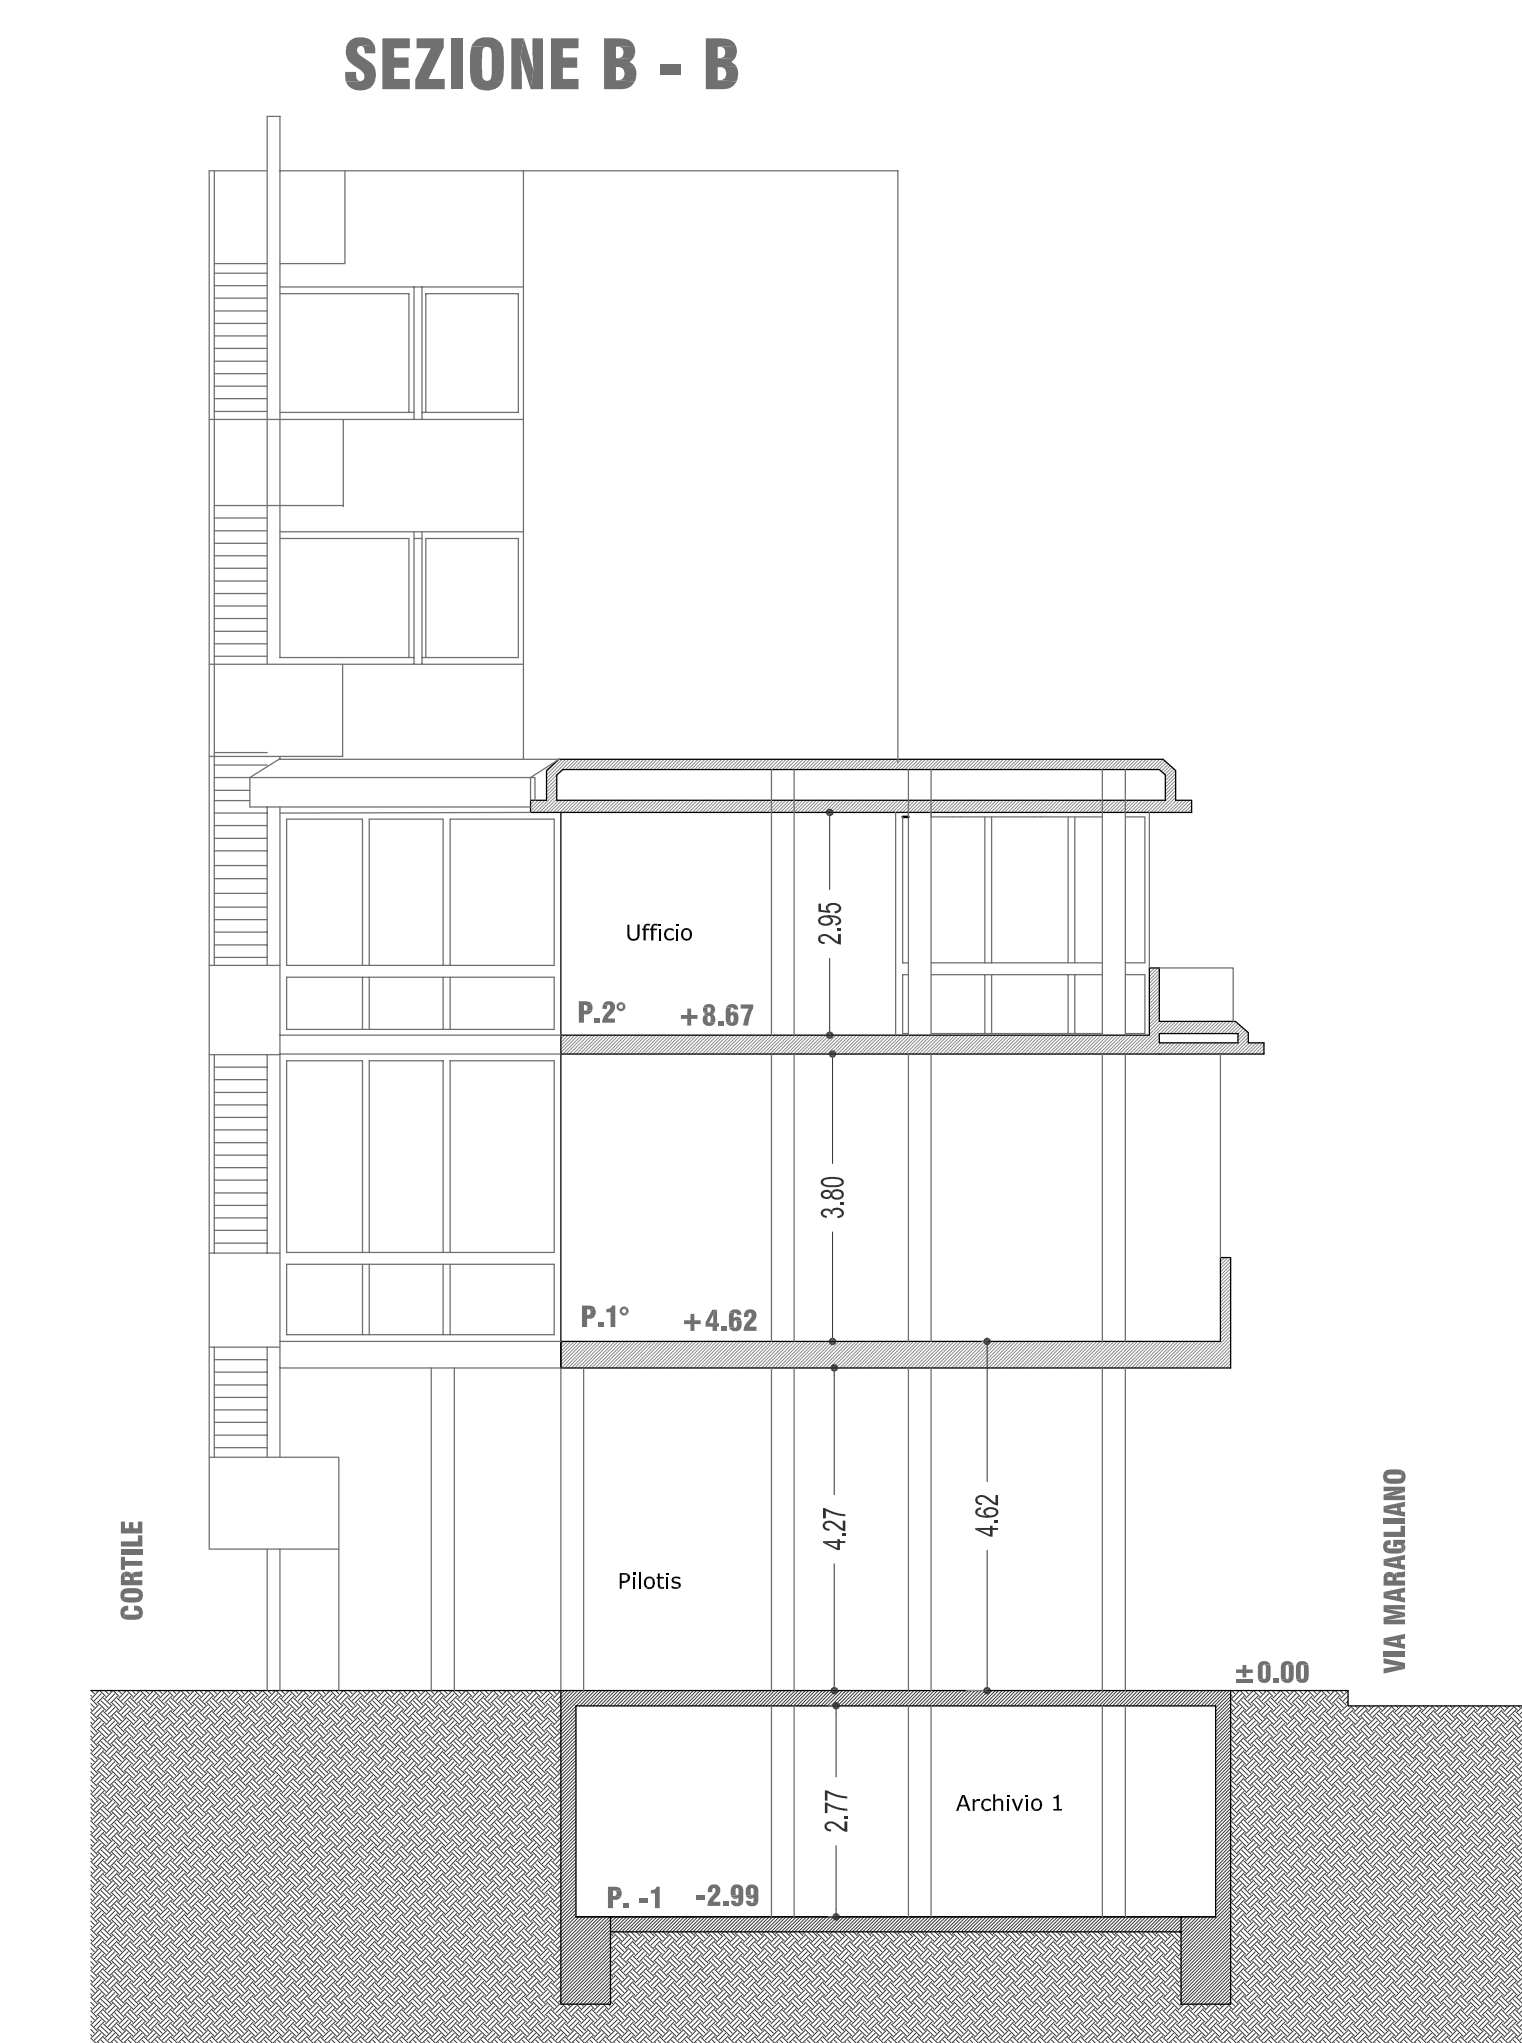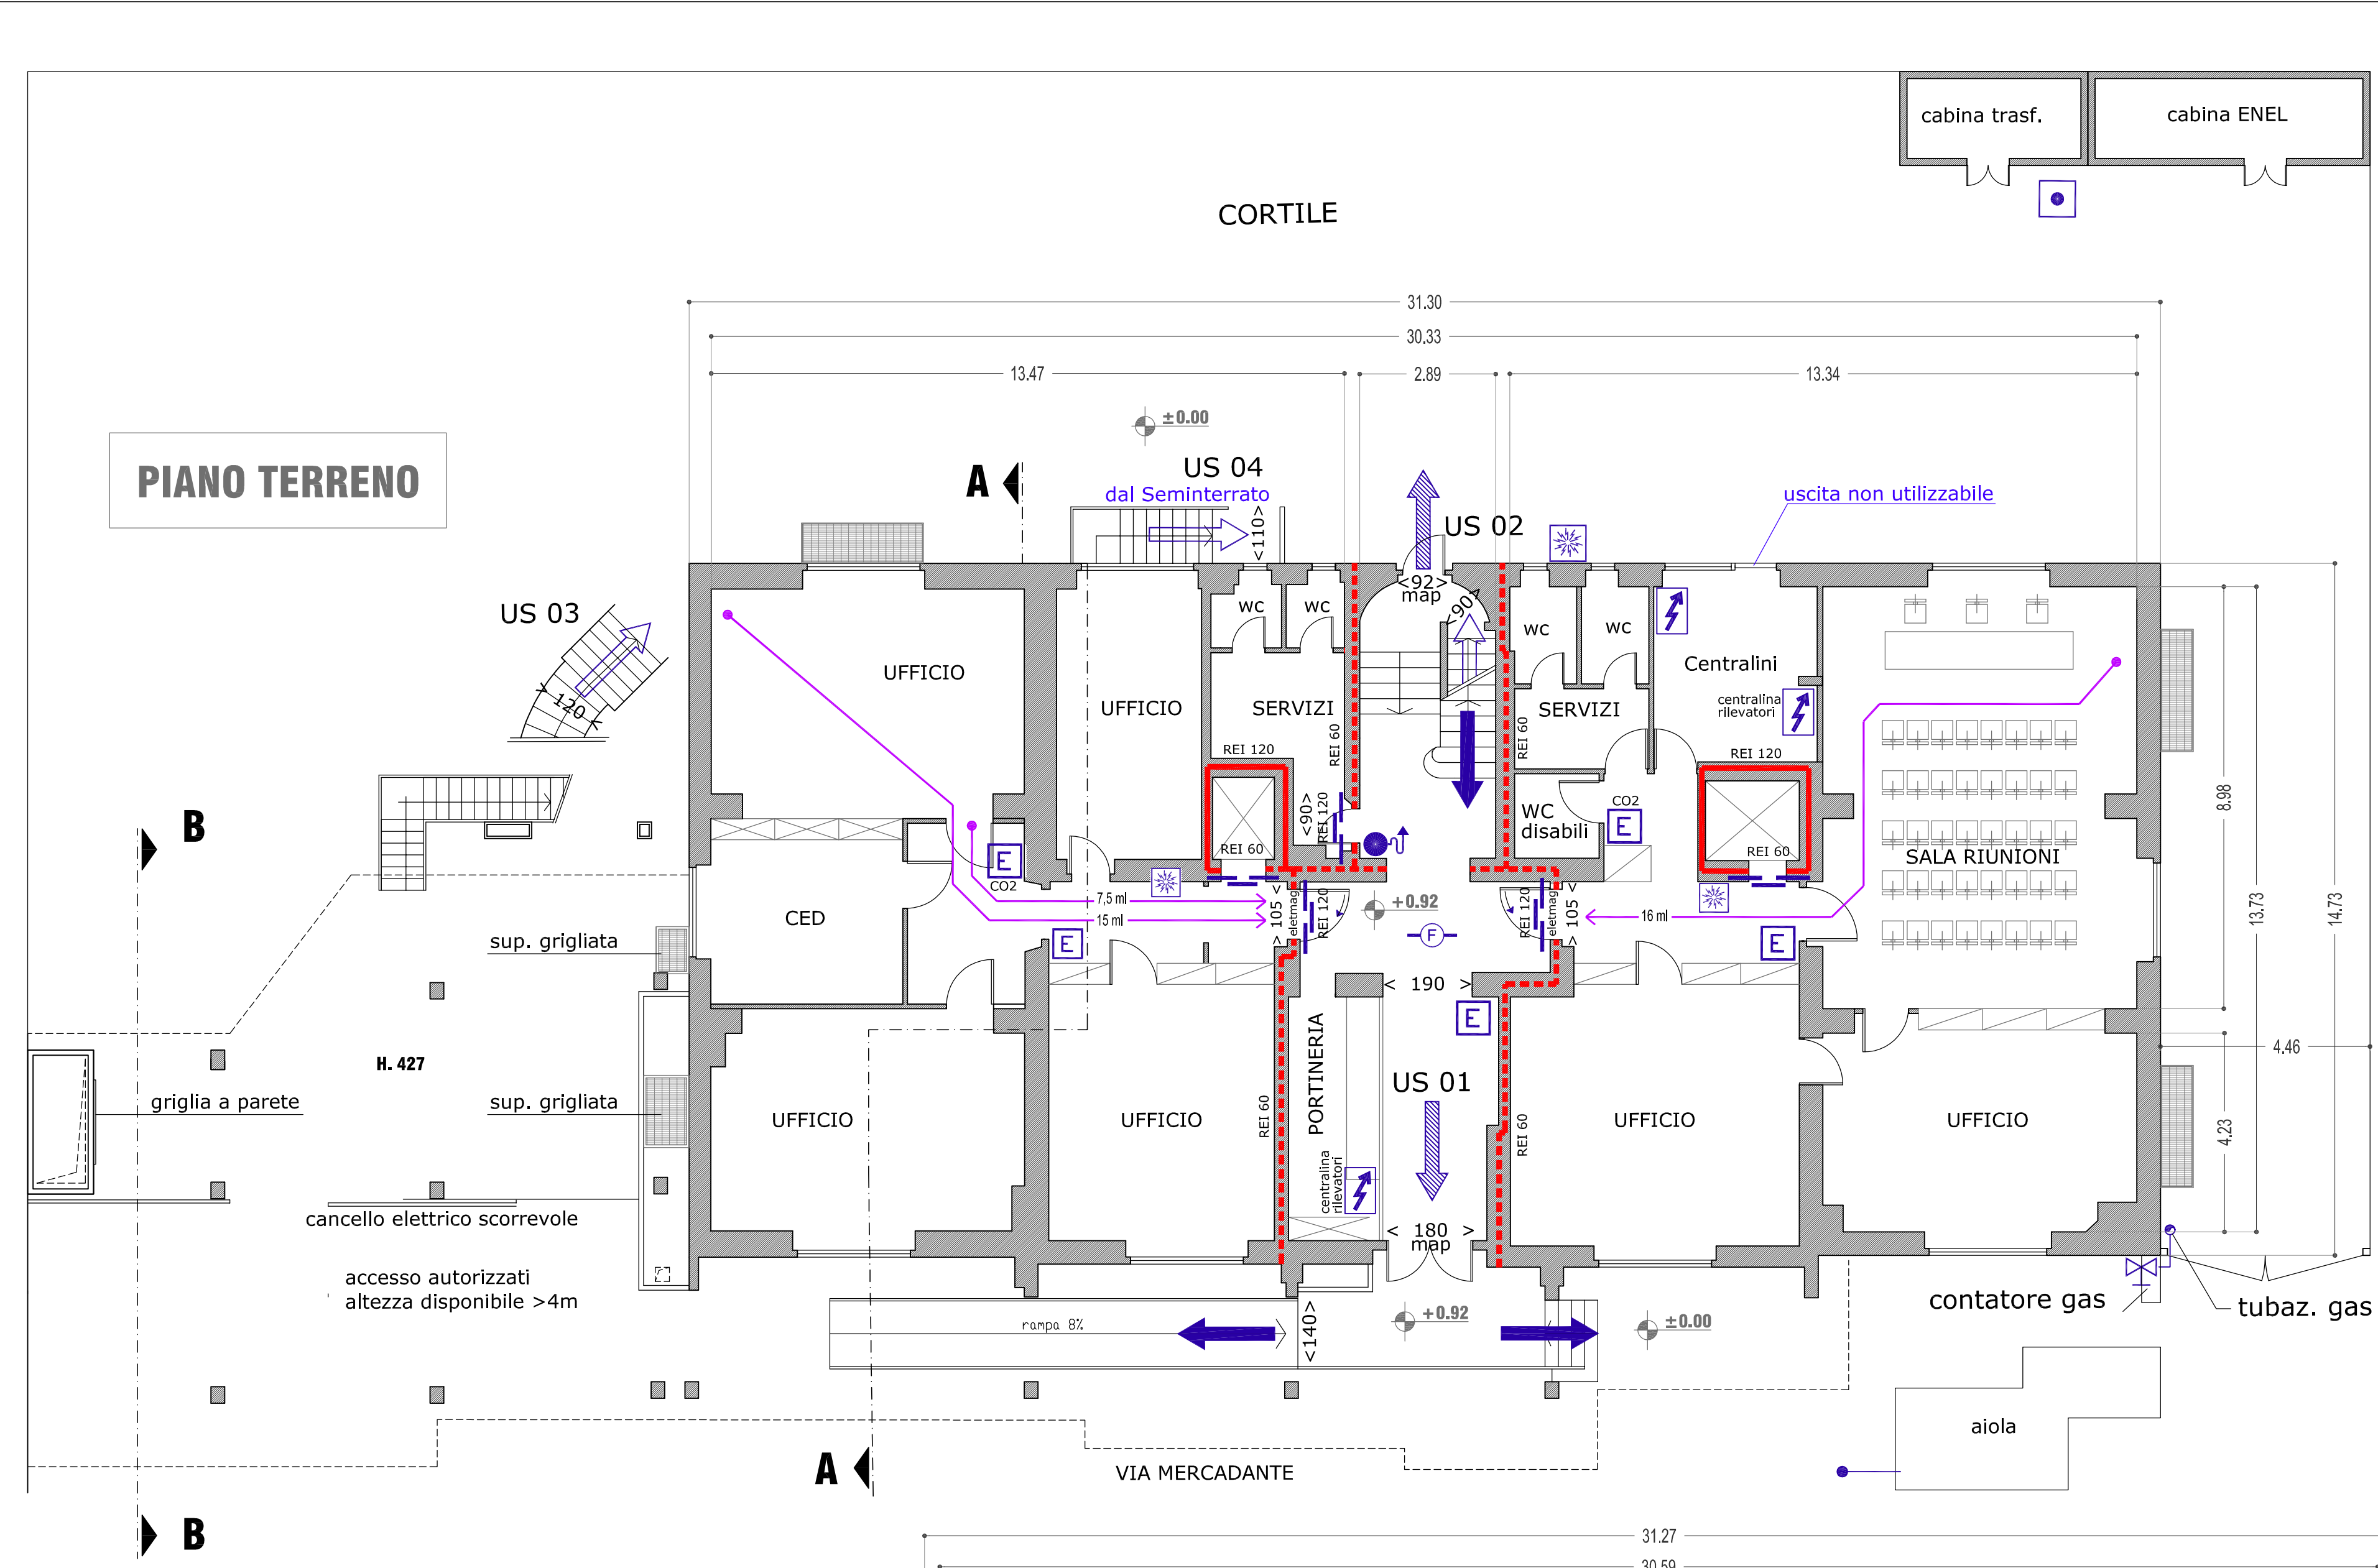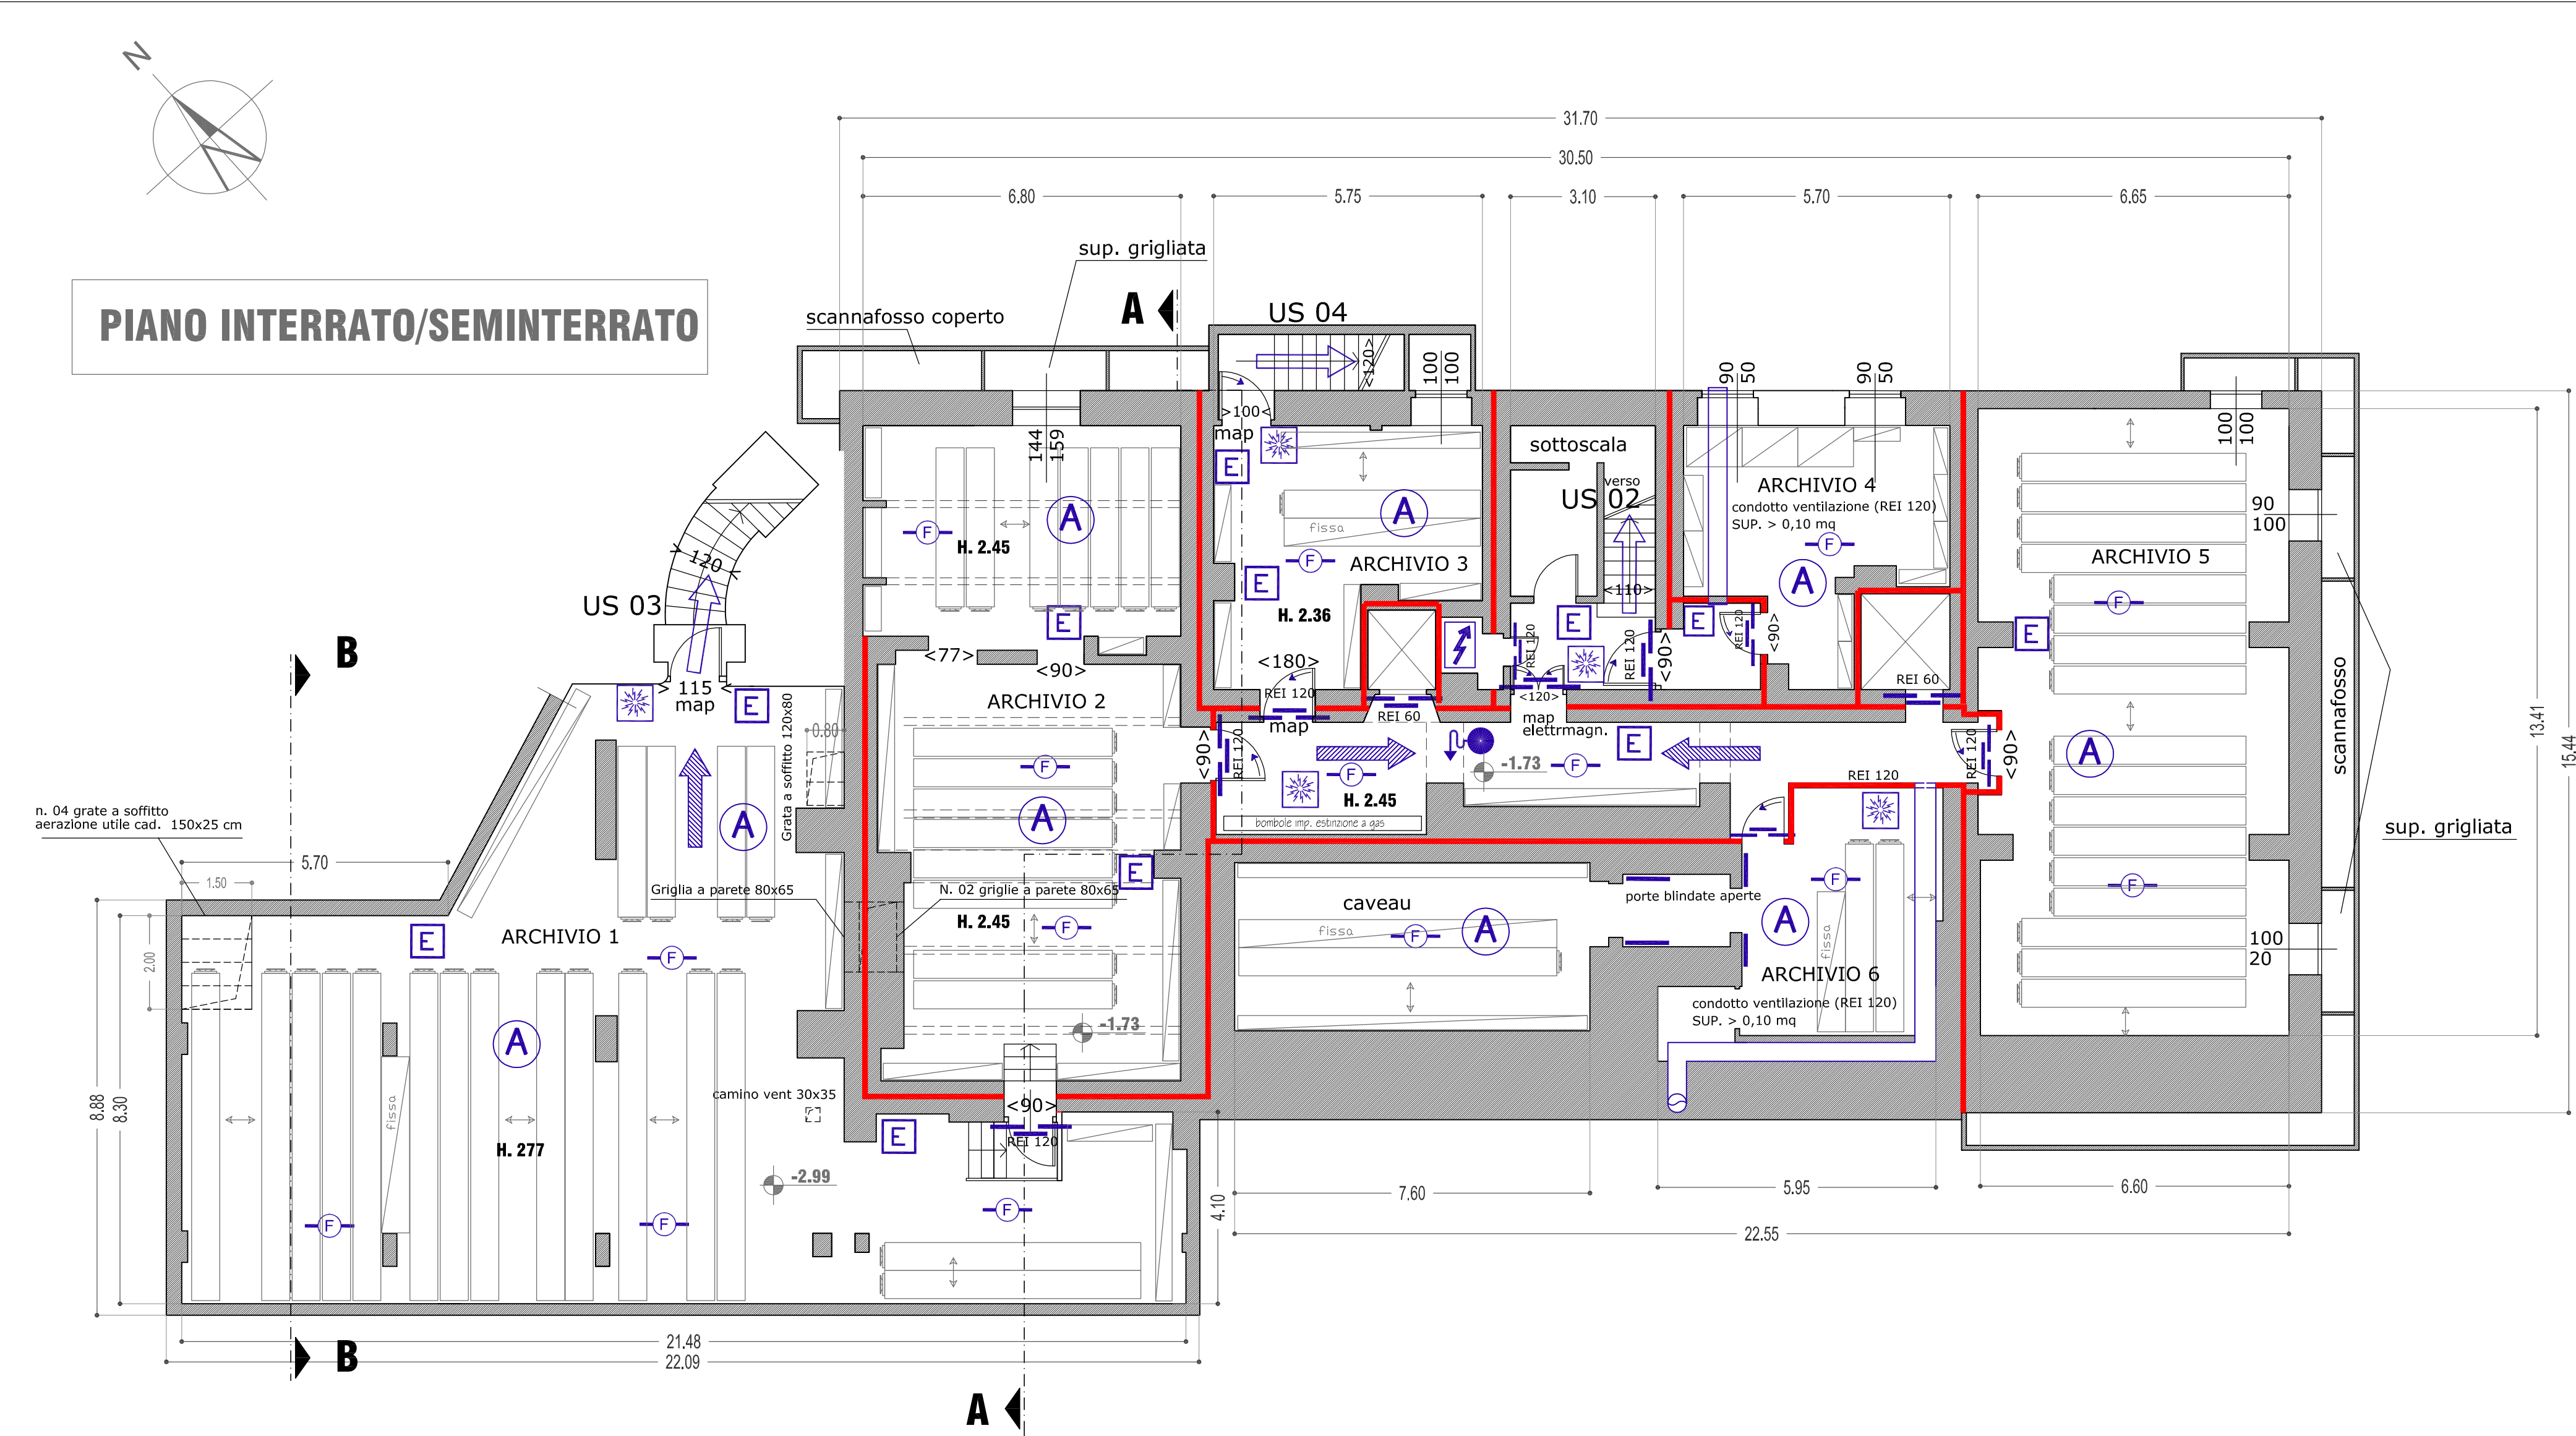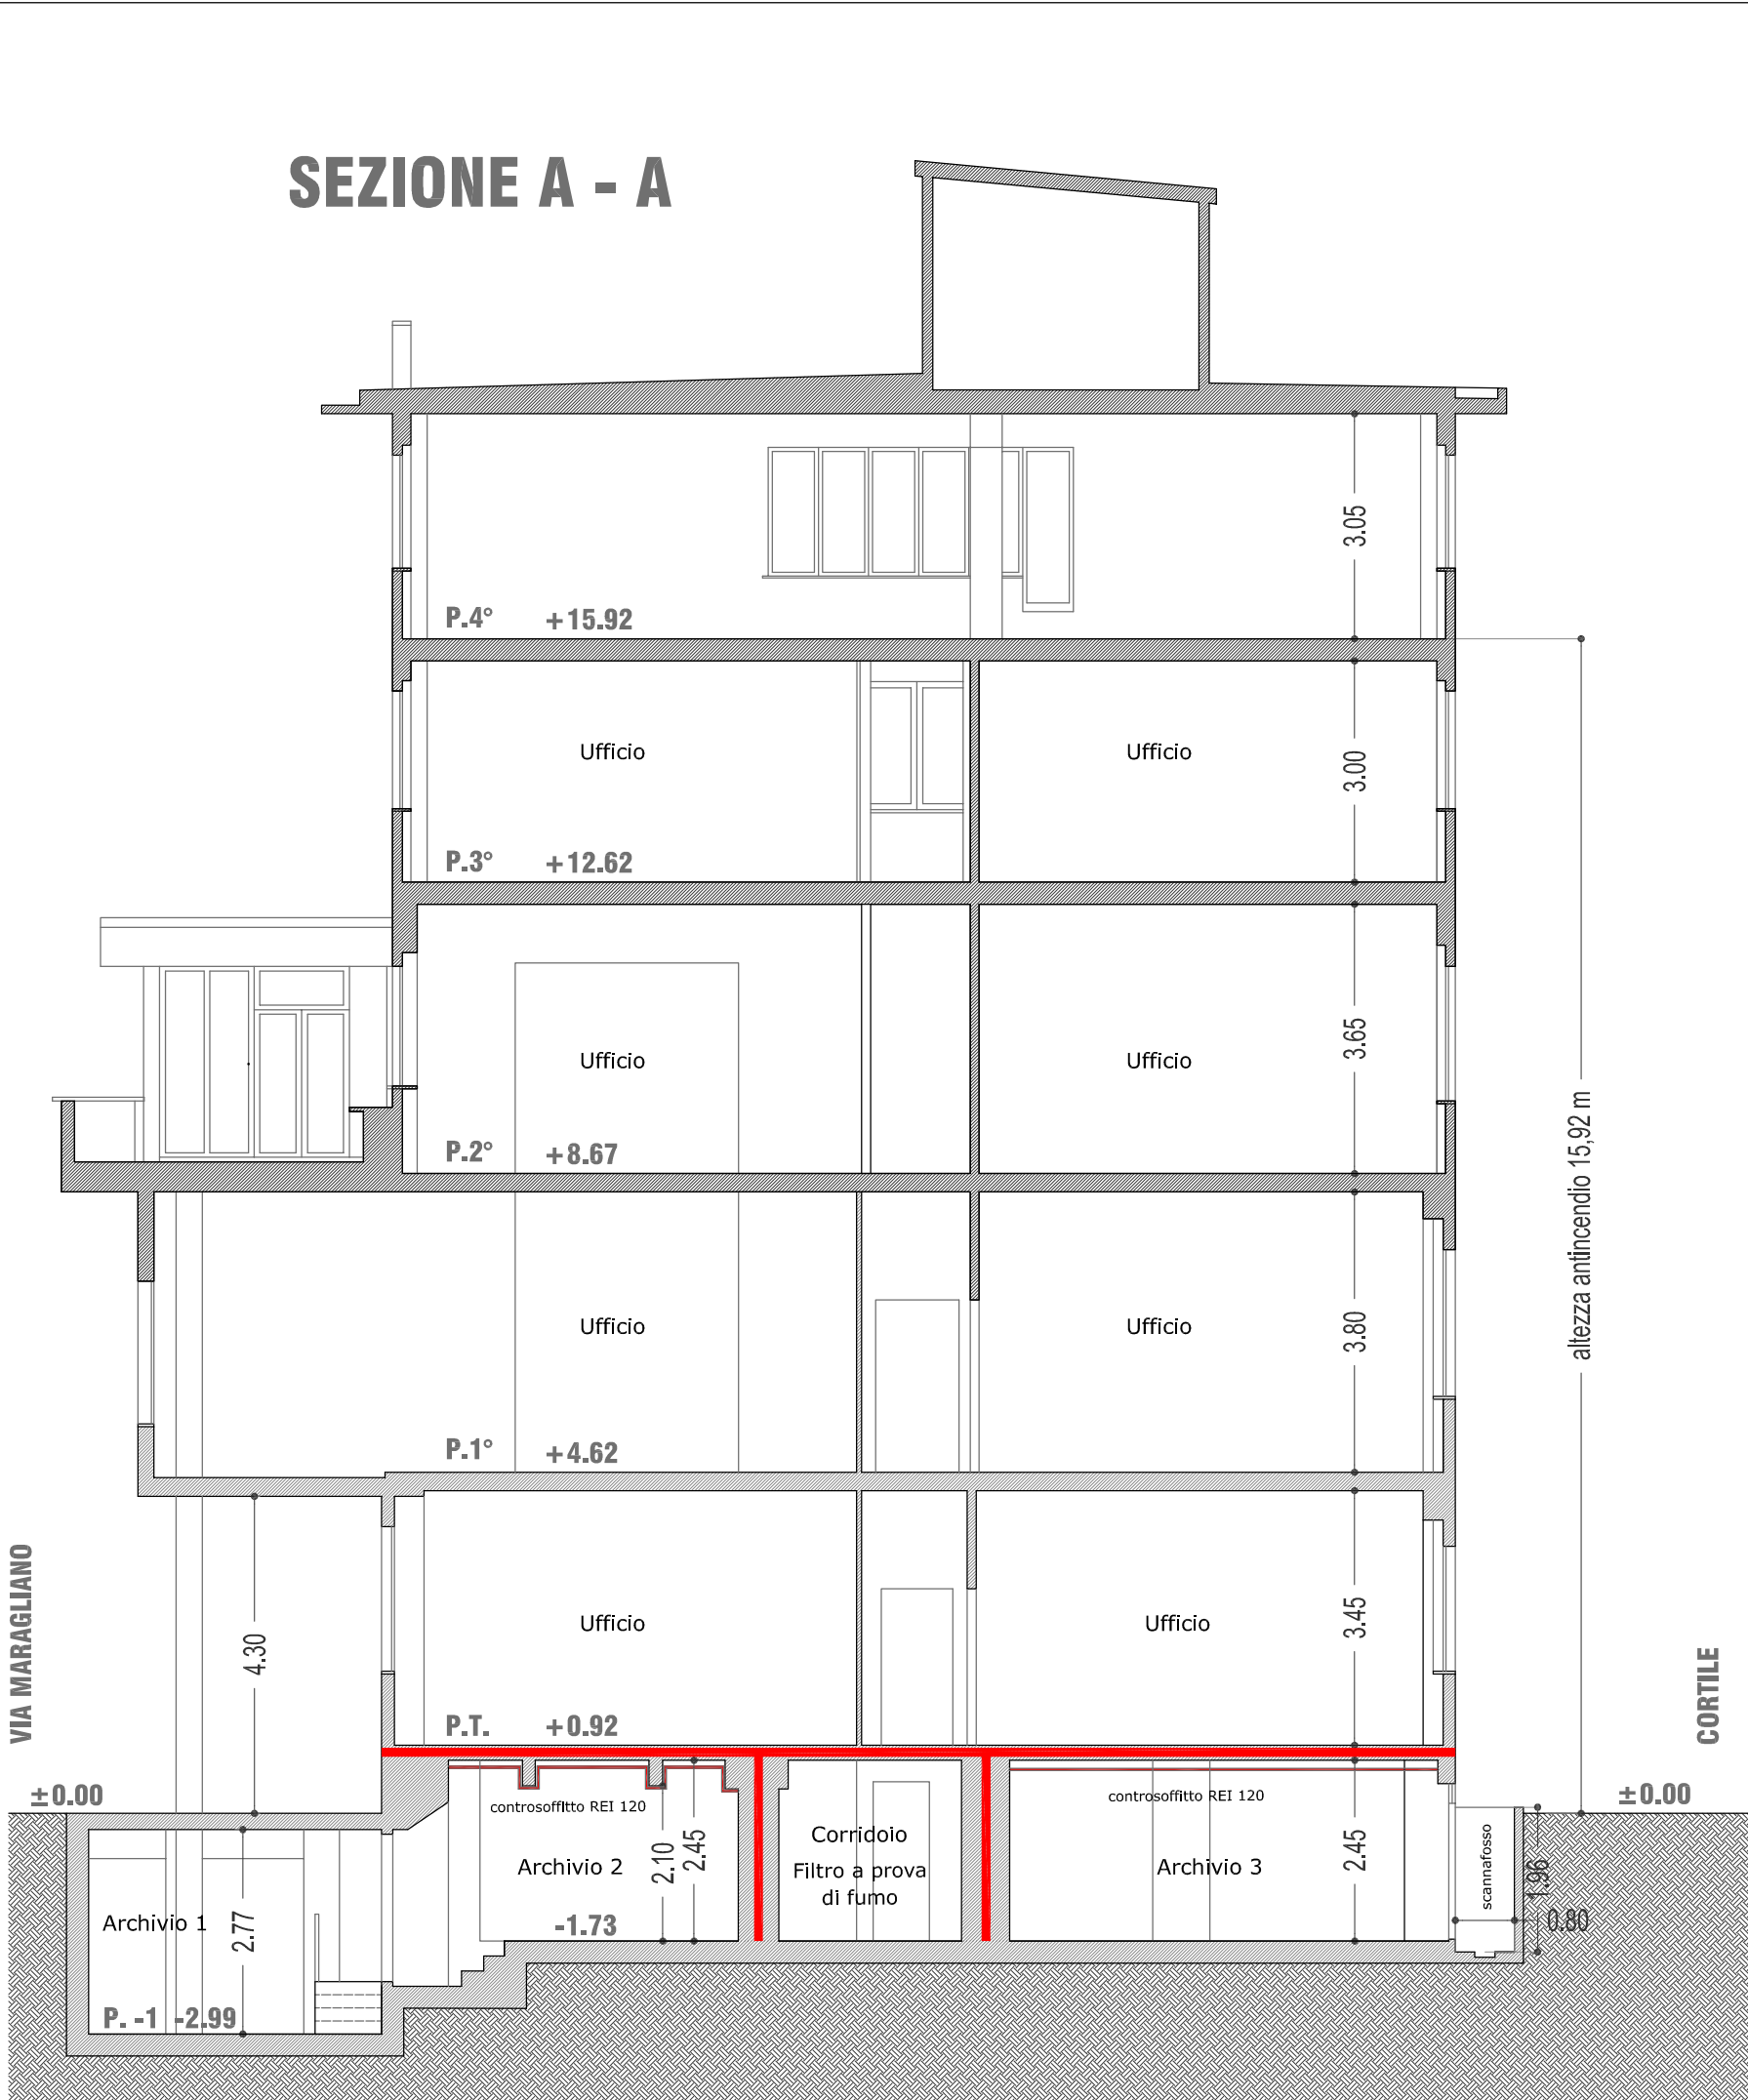

Legenda

uscita verso l'alto

uscita in piano

uscita verso il basso

US uscita di sicurezza

< 140 > larghezza utile

E estintore

A impianto ad estinzione automatica ad argon

allarme antincendio

quadro elettrico di zona

rilevatore di fumo

idrante UNI 45

autochiusura

eletmag elettromagnete

pulsante di sgancio

porta REI

attacco soprasuolo UNI 70 per innesto autopompa dei VV.F.

COMPARTIMENTAZIONE REI 60

COMPARTIMENTAZIONE REI 120